


Схема расположения листов

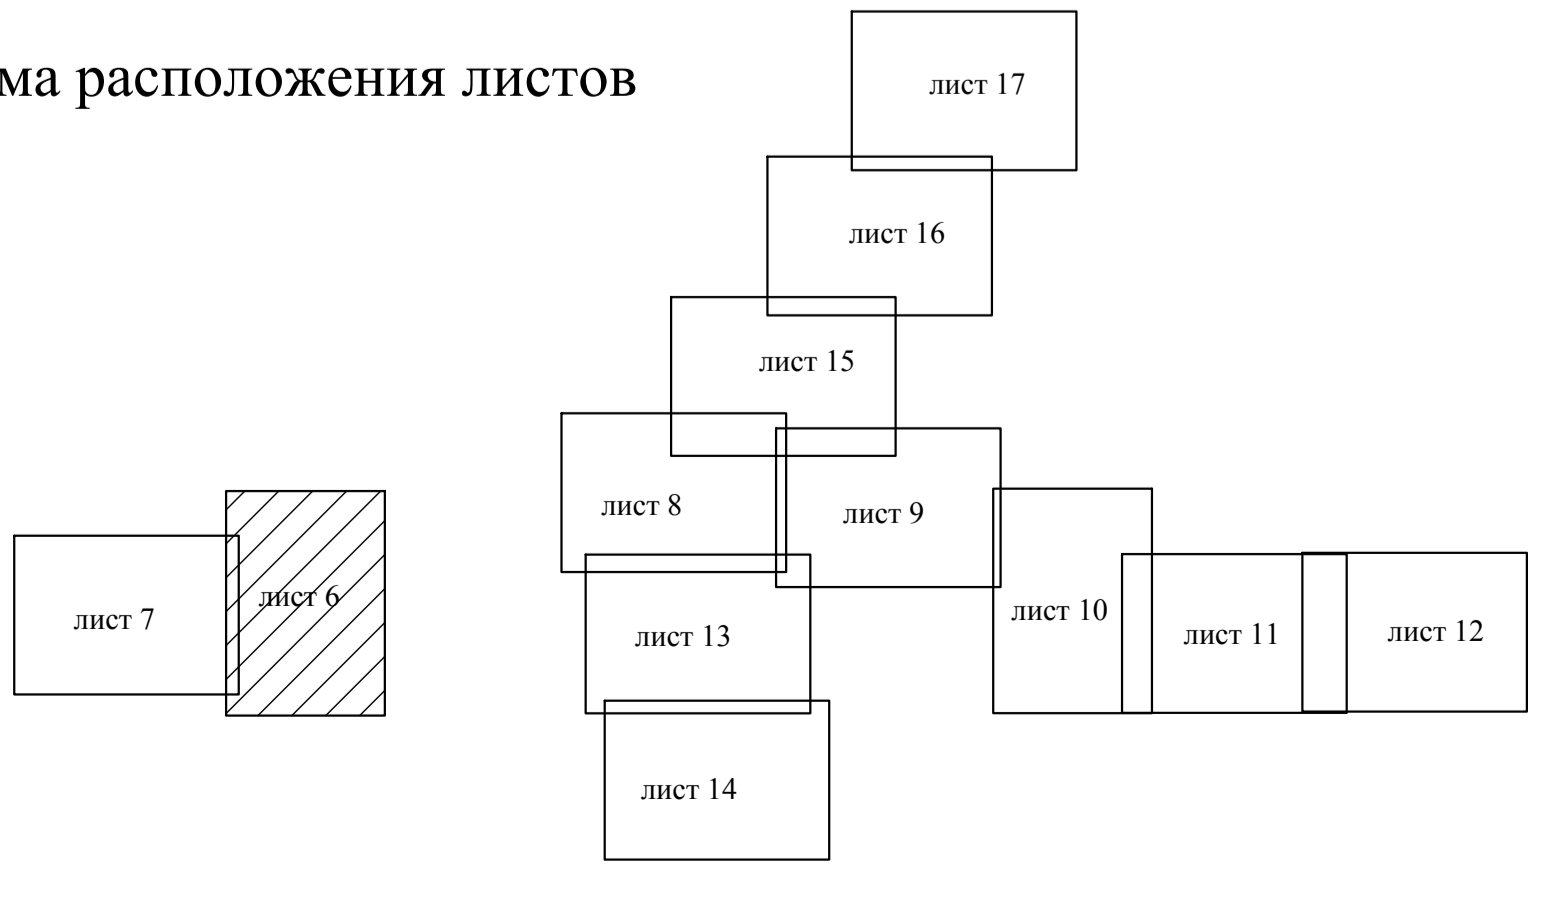

Пакеты данного листа:  
ИПК0, ИПК0-ИПК3, ИПК0-ИПК10, ИПК0-ИПК15, ИПК0-ИПК20, ИПК0-ИПК25, ИПК0-ИПК30, ИПК0-ИПК35, ИПК0-ИПК40, ИПК0-ИПК45, ИПК0-ИПК50, ИПК0-ИПК55, ИПК0-ИПК60, ИПК0-ИПК65, ИПК0-ИПК70, ИПК0-ИПК75, ИПК0-ИПК80, ИПК0-ИПК85, ИПК0-ИПК90, ИПК0-ИПК95, ИПК0-ИПК100

\* - ИП380 ГАЗ SDR11-63x5,8

14566-ТКР					Страницы	
Изм.	Кол.	Дата	Подпись	Дата	Лист	Листов
Резерв.	Бунина	06.15			6	17
Проект.	Мещкина					
Н.контр.	Мещкина					
Утвердил	Нефедова					





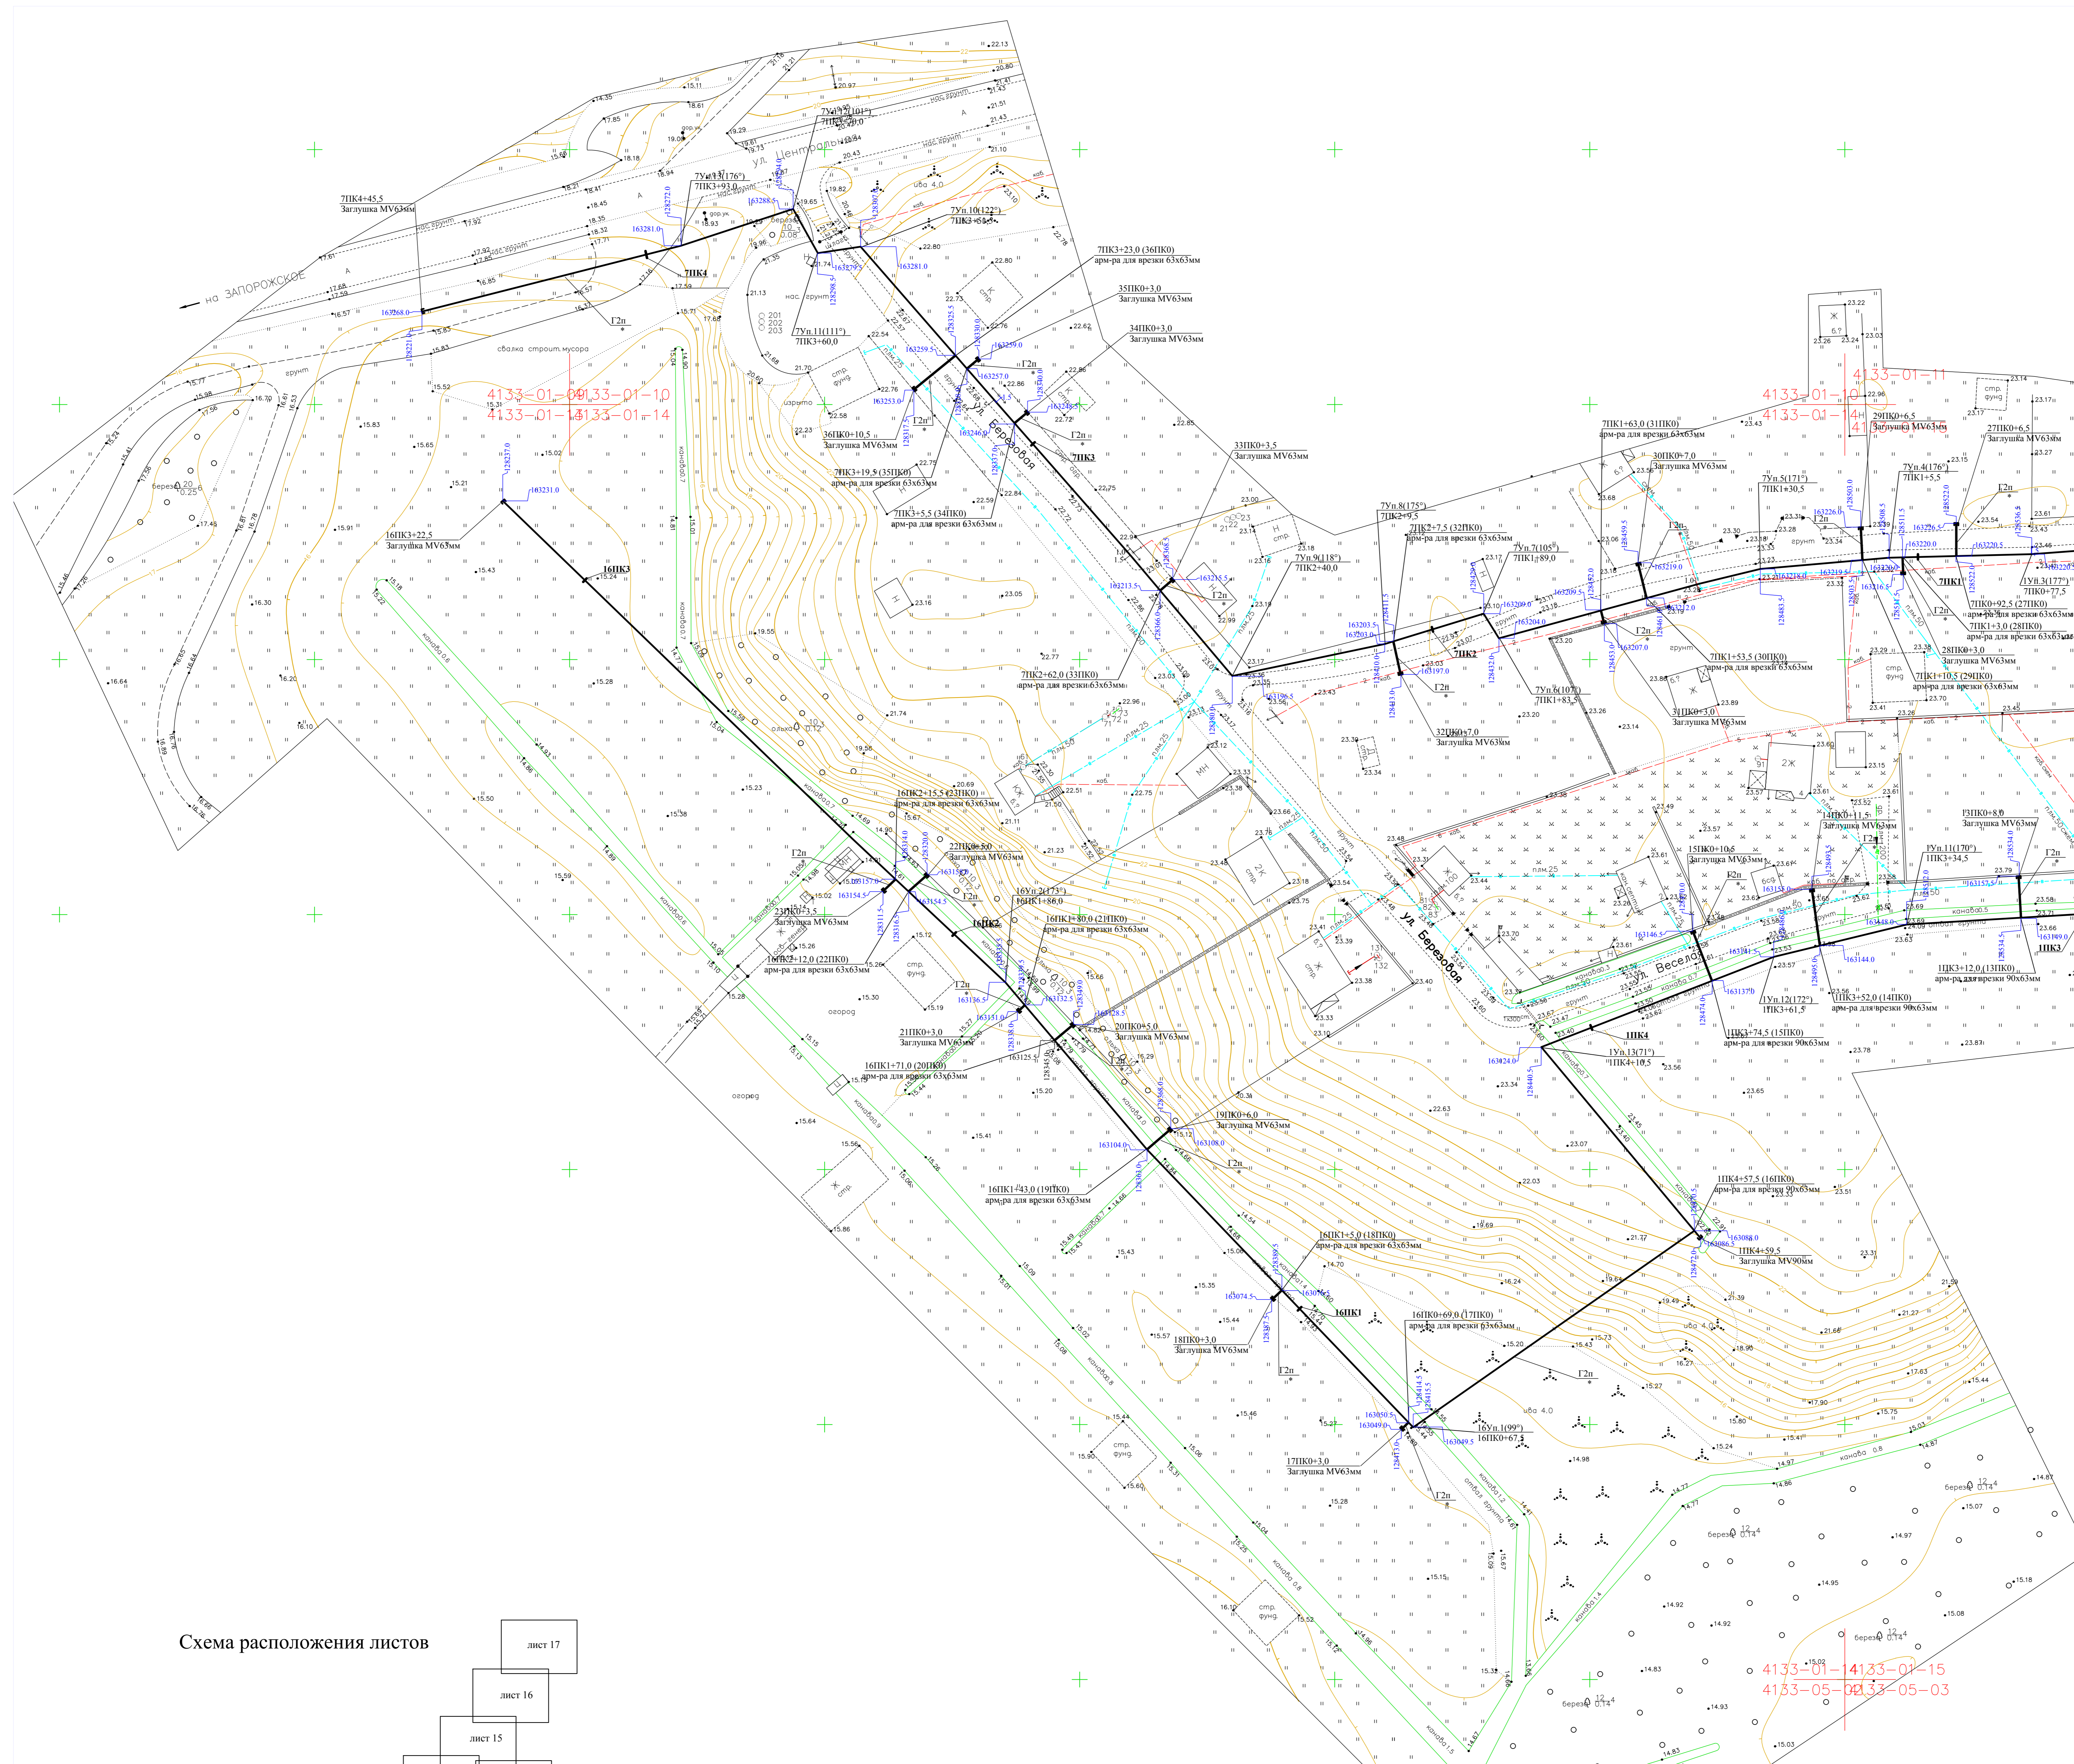


Схема расположения листов

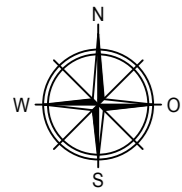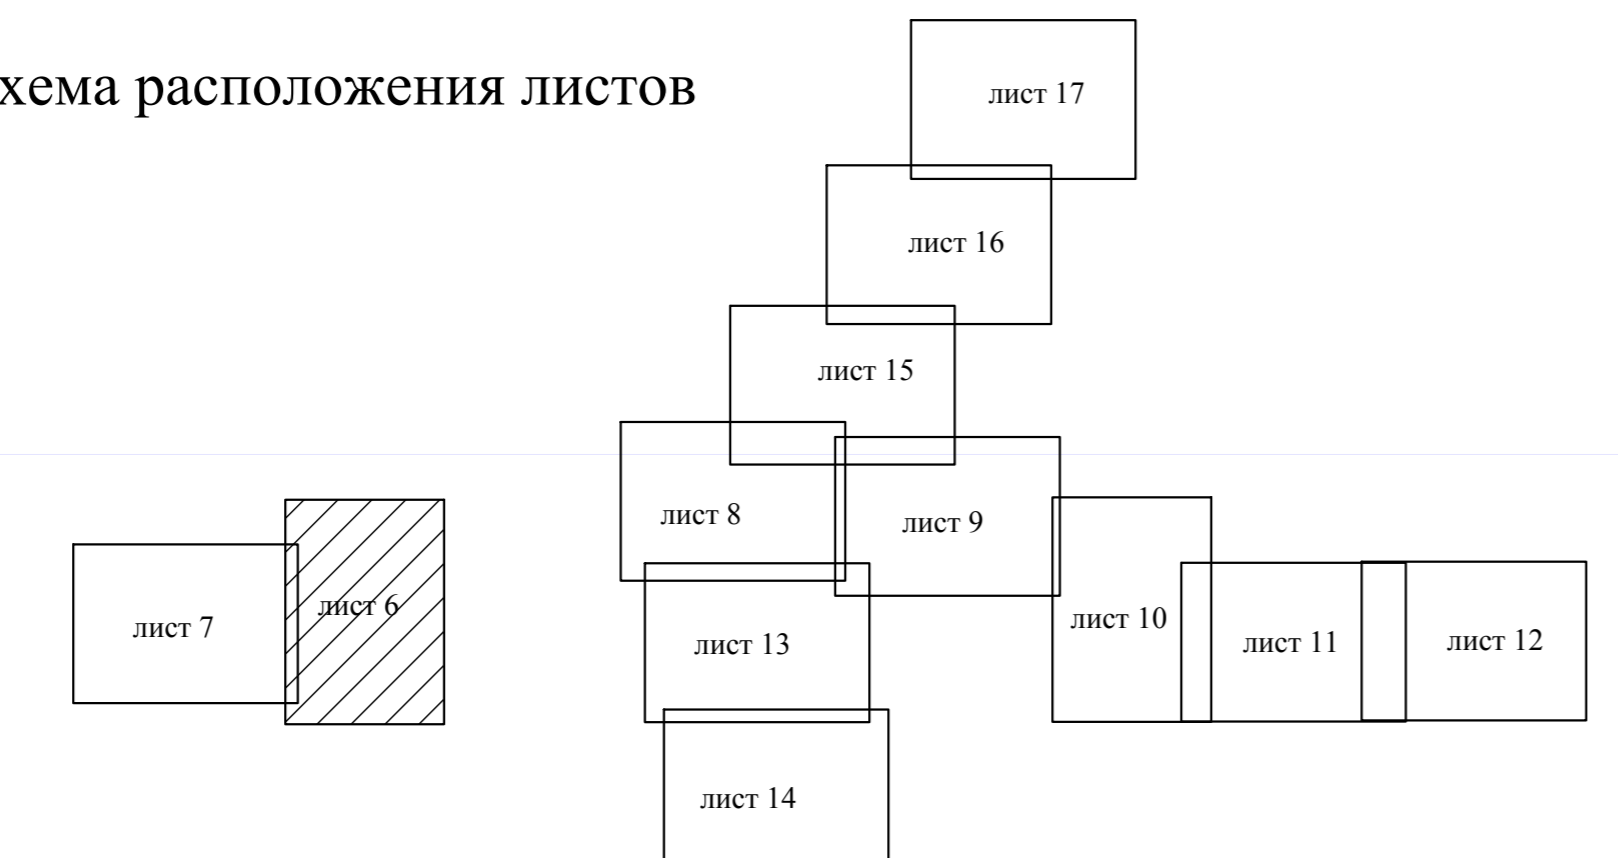



4133-01-15  
4133-05-03

Листы данного листа:  
1ПК0-1ПК3, 2ПК0-6ПК0, 7ПК0-7ПК0-67,5, 8ПК0-12ПК0,  
24ПК0-25ПК0, 37ПК0-40ПК0

\* - ПЭ80 ГАЗ SDR11-63x5,8

14566-ТКР					
Распределительный газопровод в Петеричье Приозерского района Ленинградской области					
Изм.	Кол.	Лист	Желт.	Подпись	Дата
Разраб.	Бучина				06.13
Провер.	Мескина				
Н.контр.	Мескина				
Утвердил	Нефедова				
Наружные газопроводы				Стр.	Лист
План трассы газопровода среднего давления				П	7 17
				ПКДОМО "Газпром газораспределение Ленинградская область"	





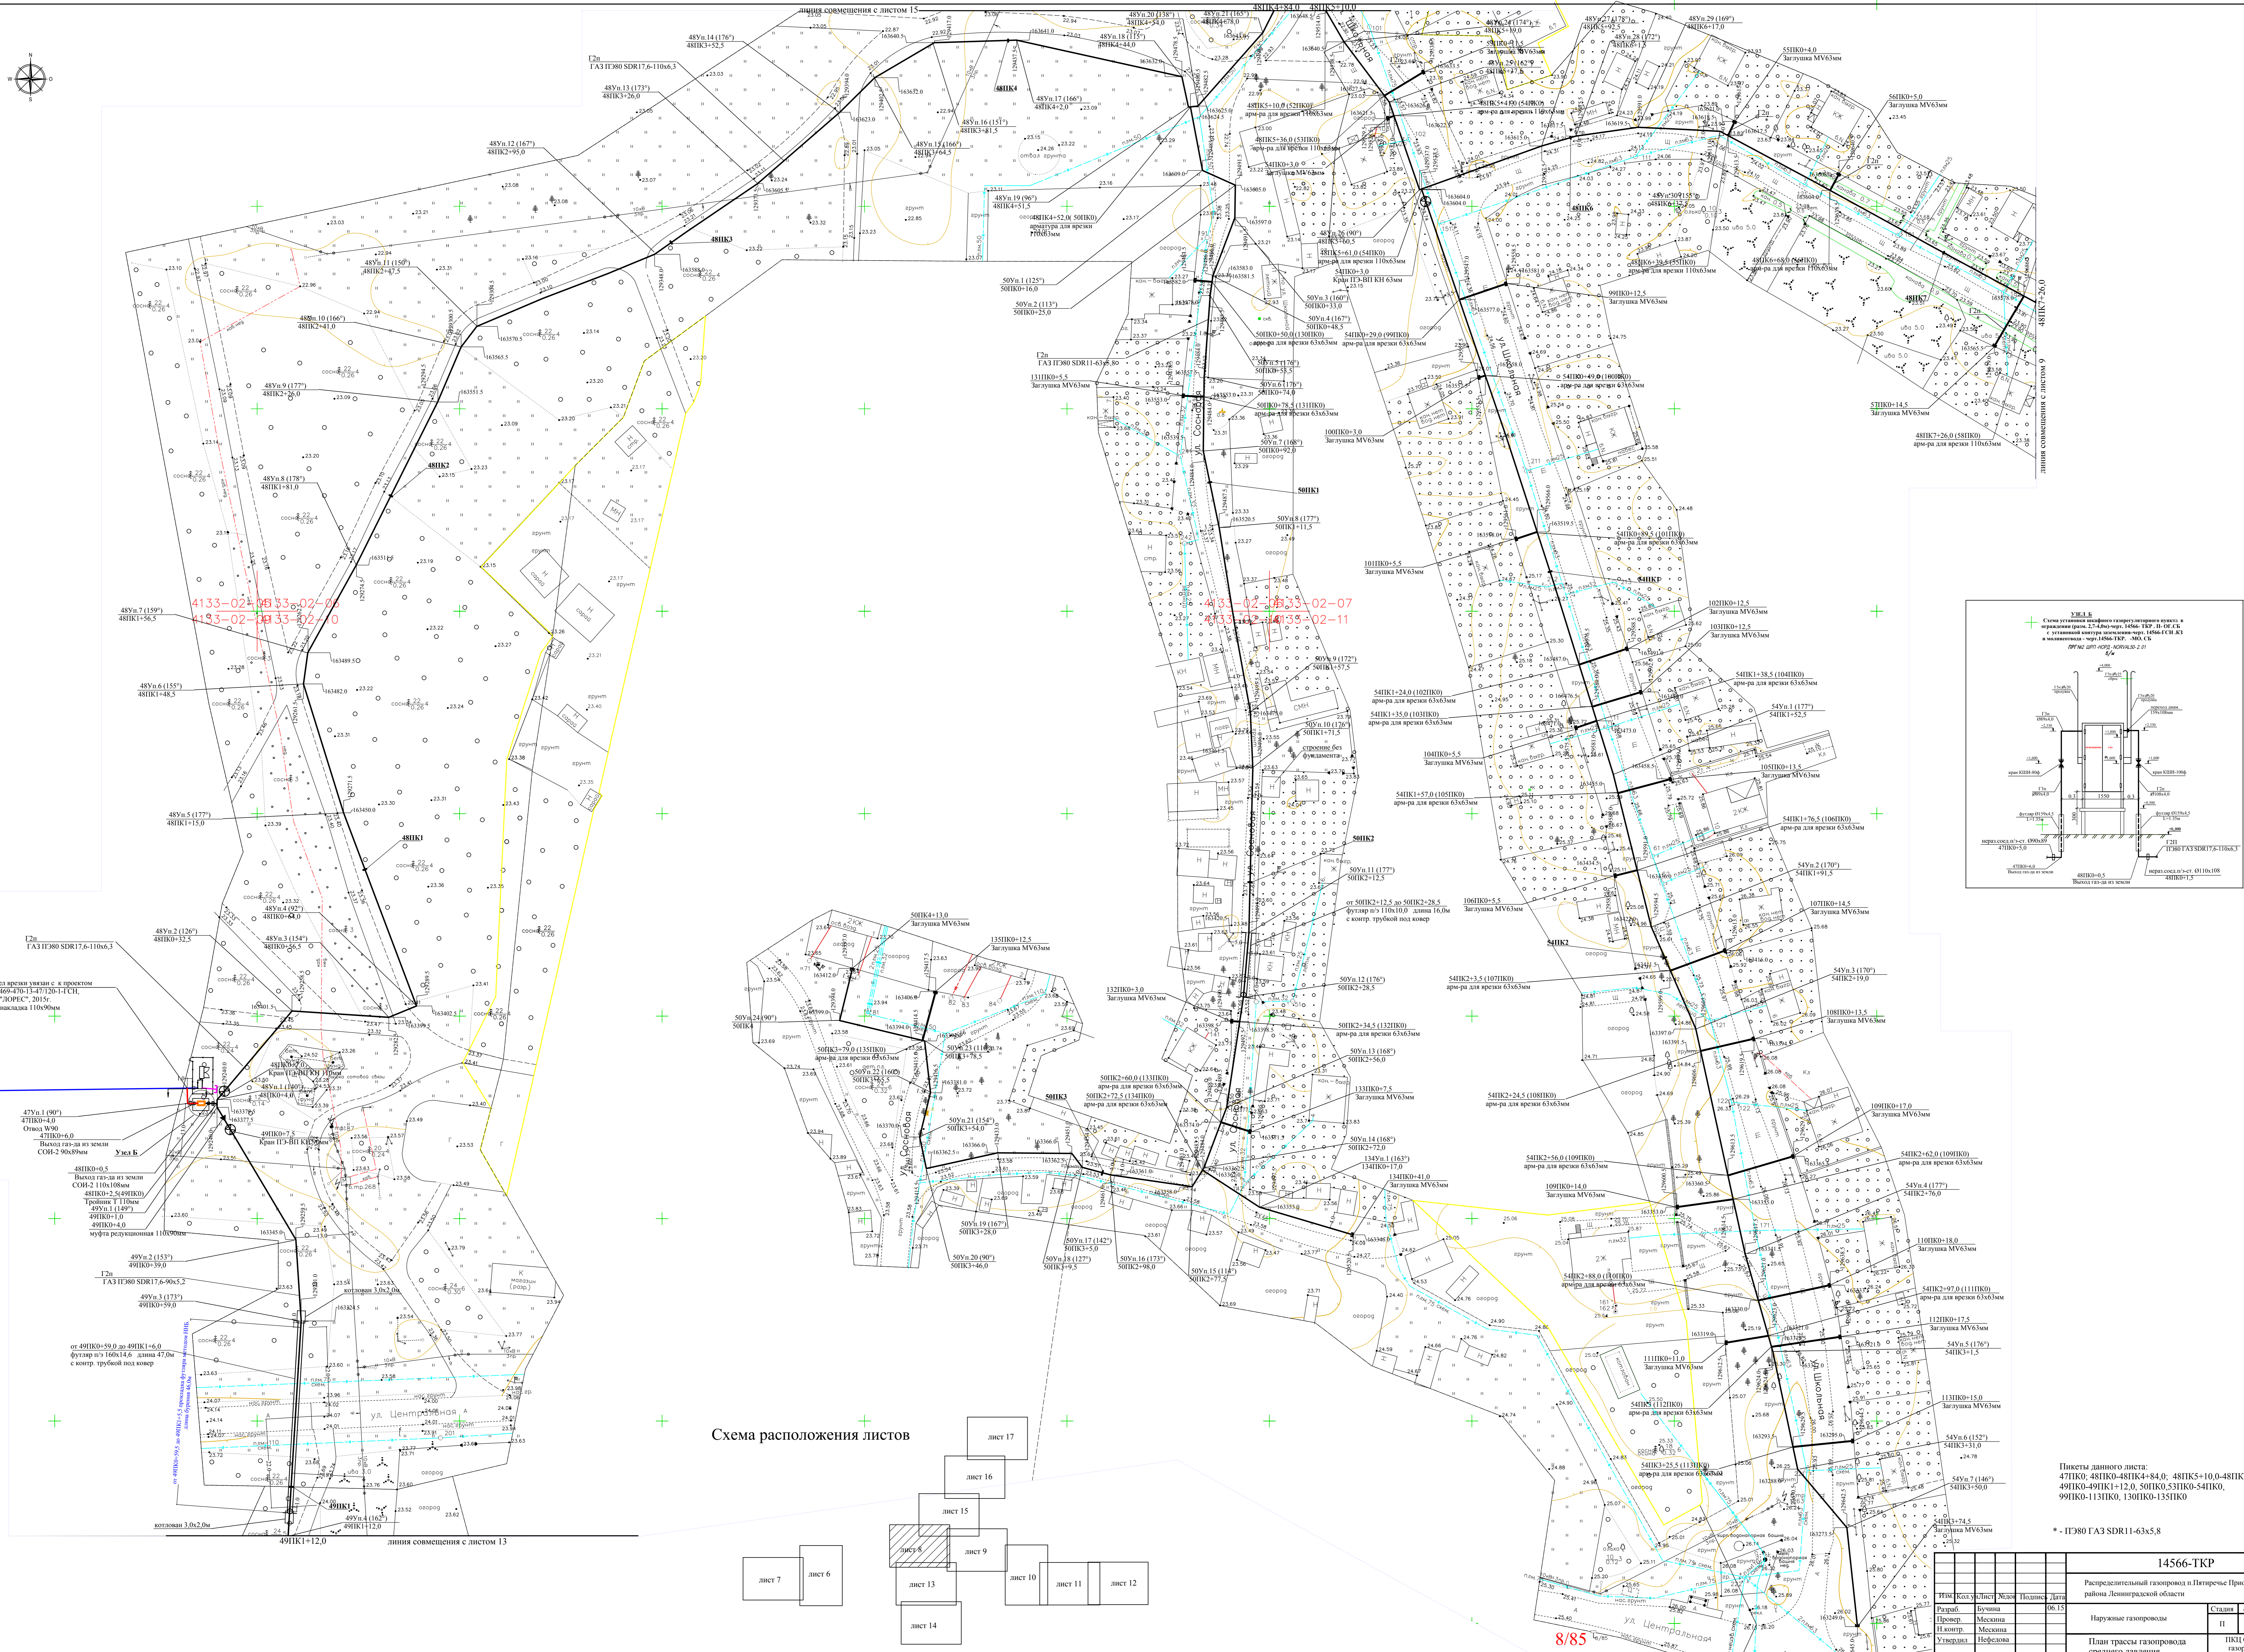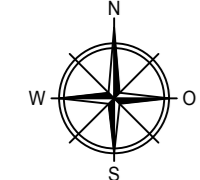

4133-02-0833-02-06  
4133-02-0833-02-10

4133-02-0833-02-07  
4133-02-0833-02-11

Схема расположения листов

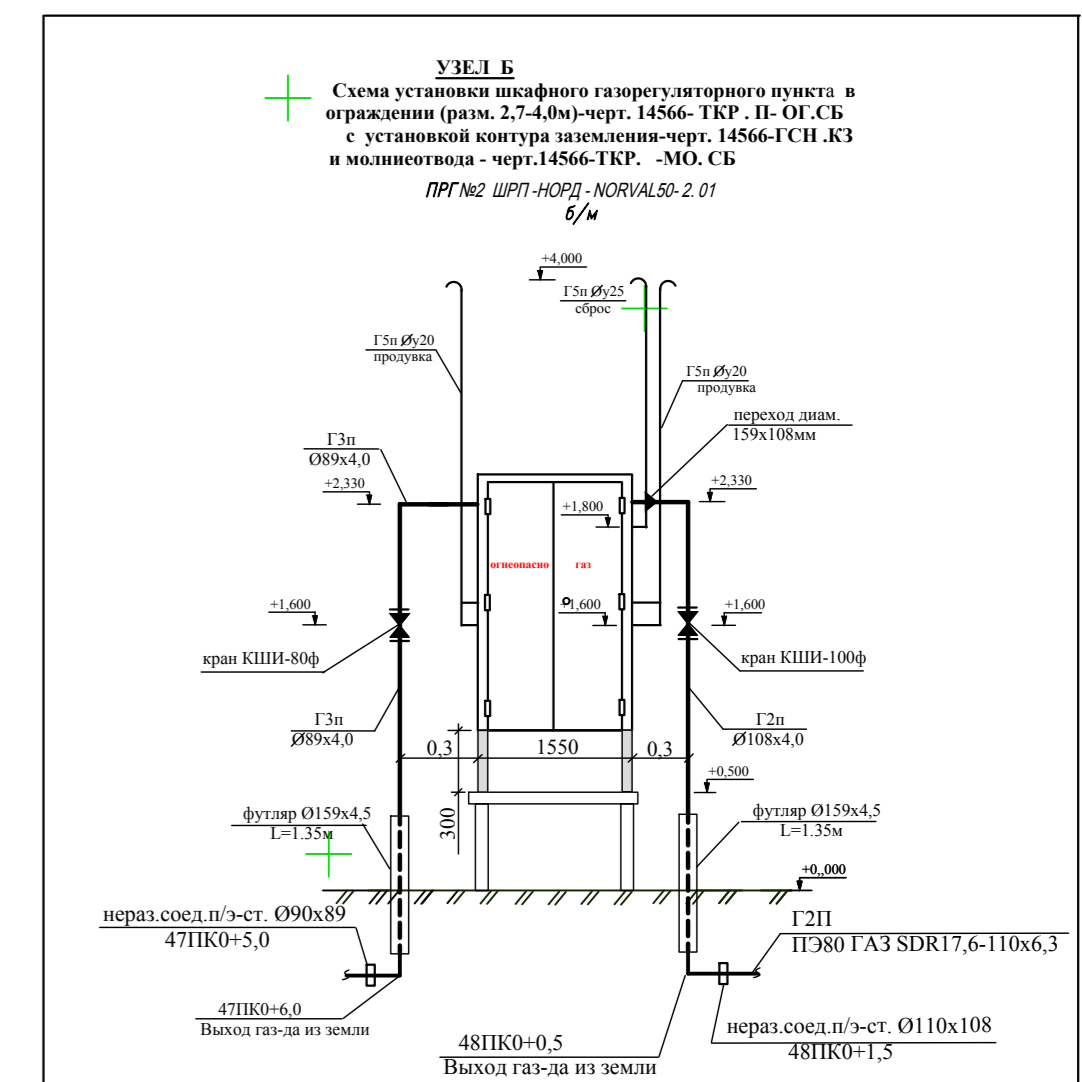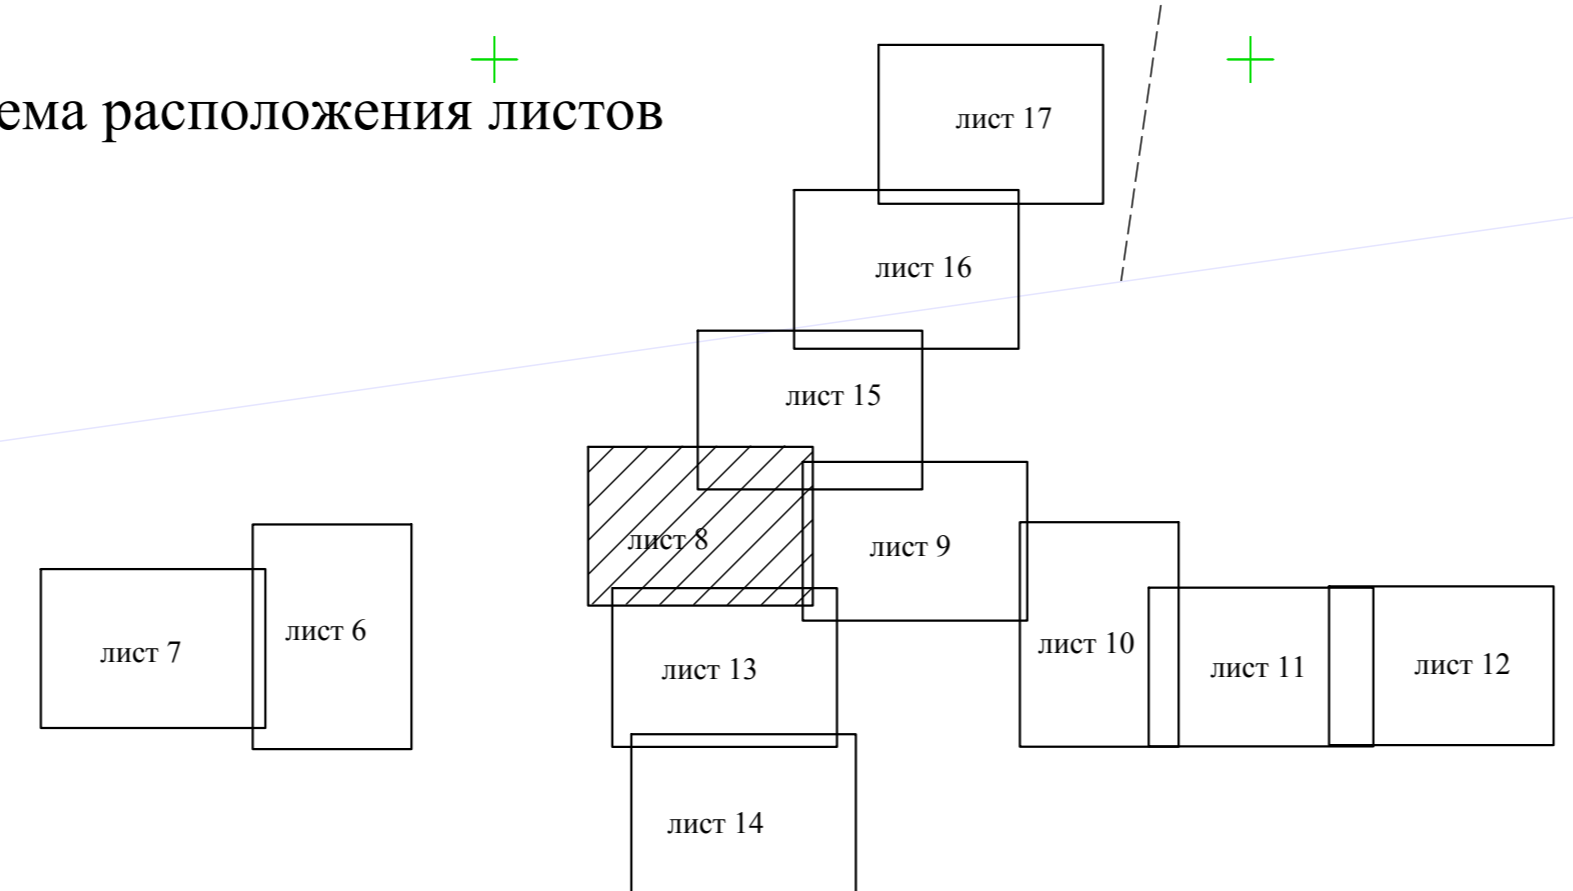



Пикеты данного листа:  
47ПК0-48ПК0-48ПК4+84.0; 48ПК5+10.0-48ПК7+26.0,  
49ПК0-49ПК1+12.0, 50ПК0-53ПК0-54ПК0,  
59ПК0-113ПК0, 130ПК0-135ПК0

\* - ПЗ80 ГАЗ SDR11-63x5,8

14566-ТКР				
Распределительный газопровод в Пятиречье Приозерского района Ленинградской области				
И.И. Колосов	Л.И. Удалов	П.И. Дубин	Л.И. Дубин	Л.И. Дубин
Работ.	Бучина	06.13	Стр.	8
Провер.	Мехкина		Лист	17
Н.контр.	Мехкина		Лист	17
Утвердил	Нефедова		Лист	17
План трассы газопровода среднего давления			И.И. Колосов Л.И. Удалов П.И. Дубин Л.И. Дубин Л.И. Дубин	



Схема расположения листов

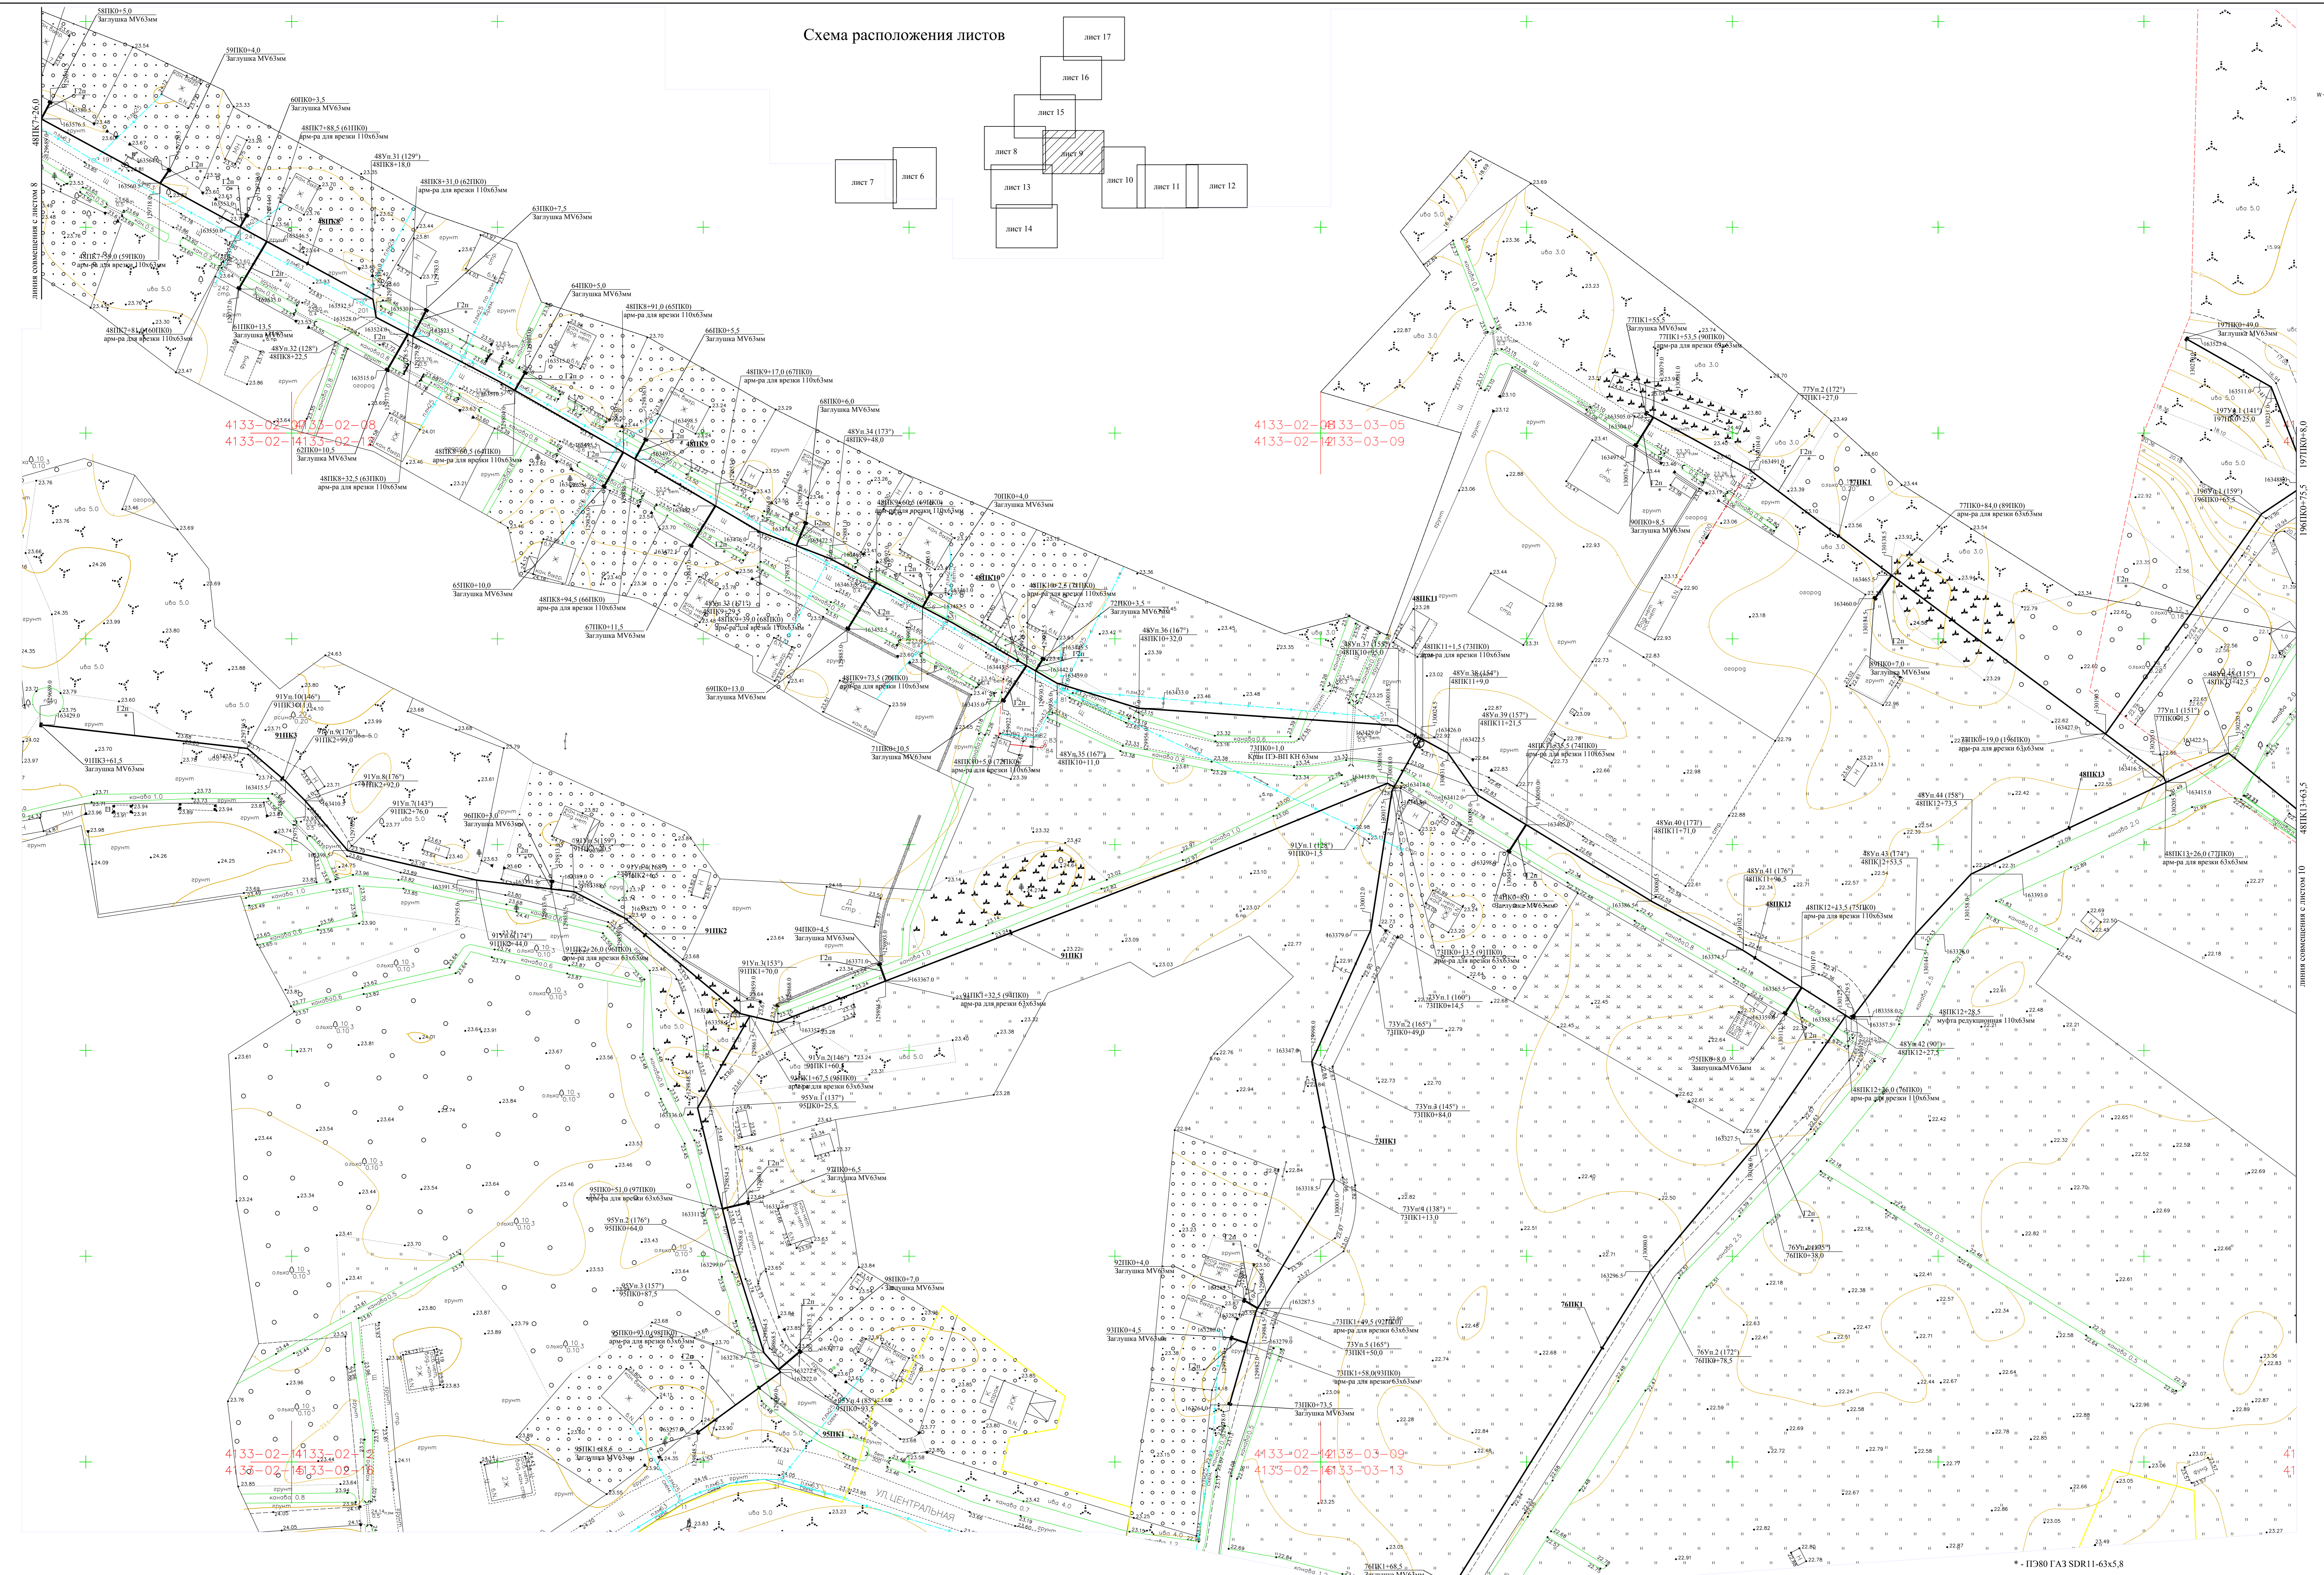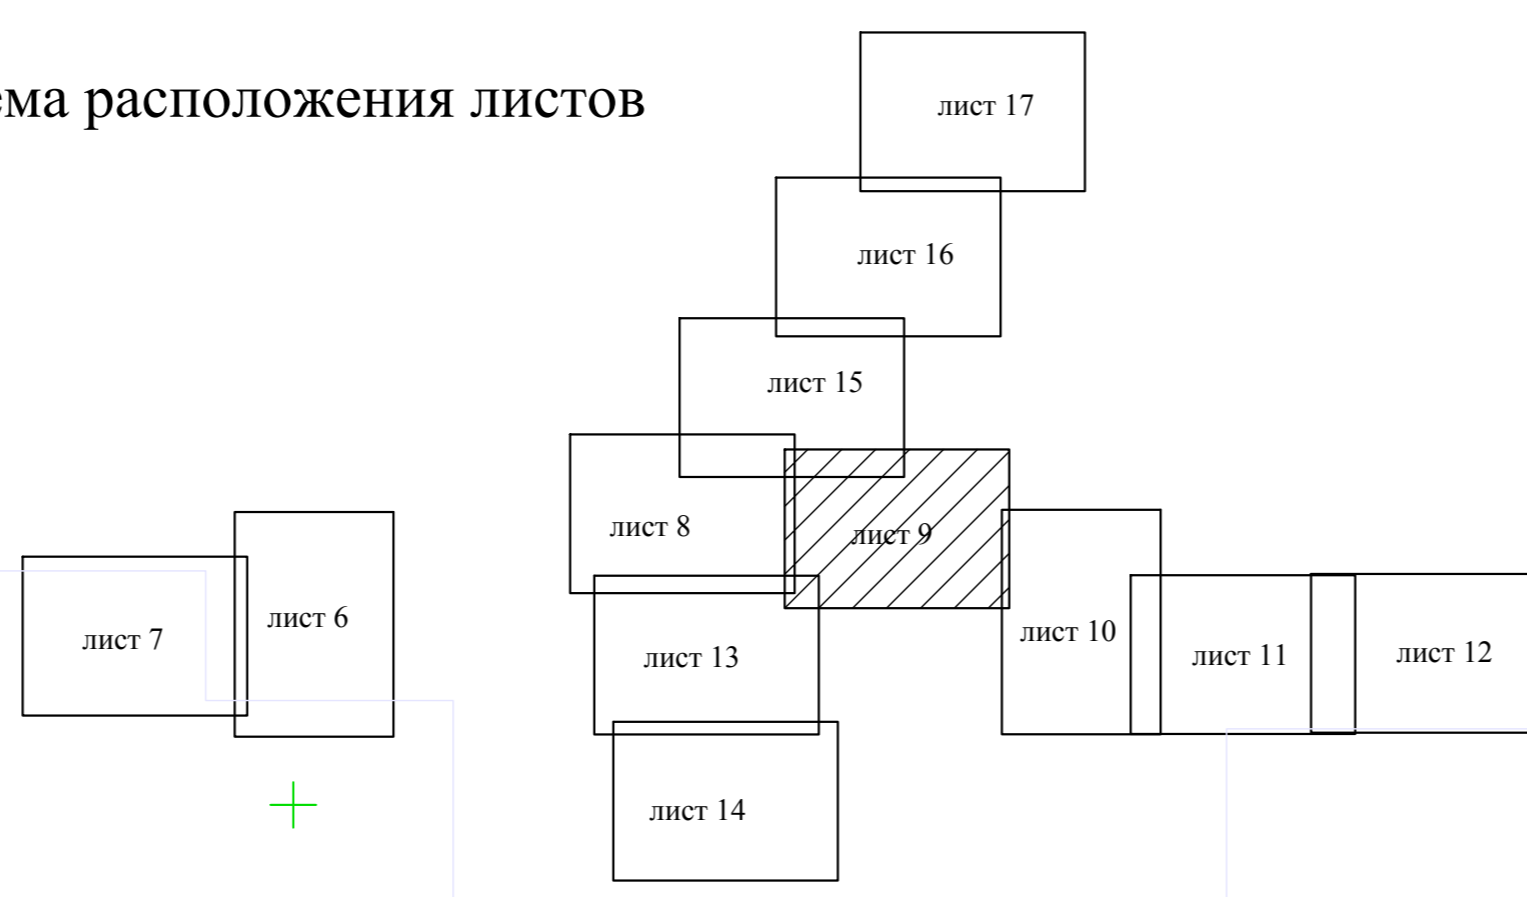

4133-02-14133-02-08  
4133-02-14133-02-12

4133-02-14133-03-05  
4133-02-14133-03-09

4133-02-14133-02-12  
4133-02-14133-02-18


4133-02-14133-03-09  
4133-02-14133-03-13

\* П380 ГАЗ SDR11-63x5.8

Пикеты данного листа:  
481К7+26.0-481К13+63.5, 581К0-981К0,  
1961К0-1961К0+75.5, 1971К0+8.0-1971К0+49.0

14566-ТКР				
Распределительный газопровод в Петровском районе Ленинградской области				
Этап	Колл.	Лист	Ждло	Подпись
Разраб.	Букина	06.15		
Проект.	Маслова			
Утвердил	Нефедова			
Наружные газопроводы				
План трассы газопровода среднего давления				
Студия	Лист	Листов		
ПКЦ ОАО "Газпром газораспределение Ленинградская область"	П	9	17	



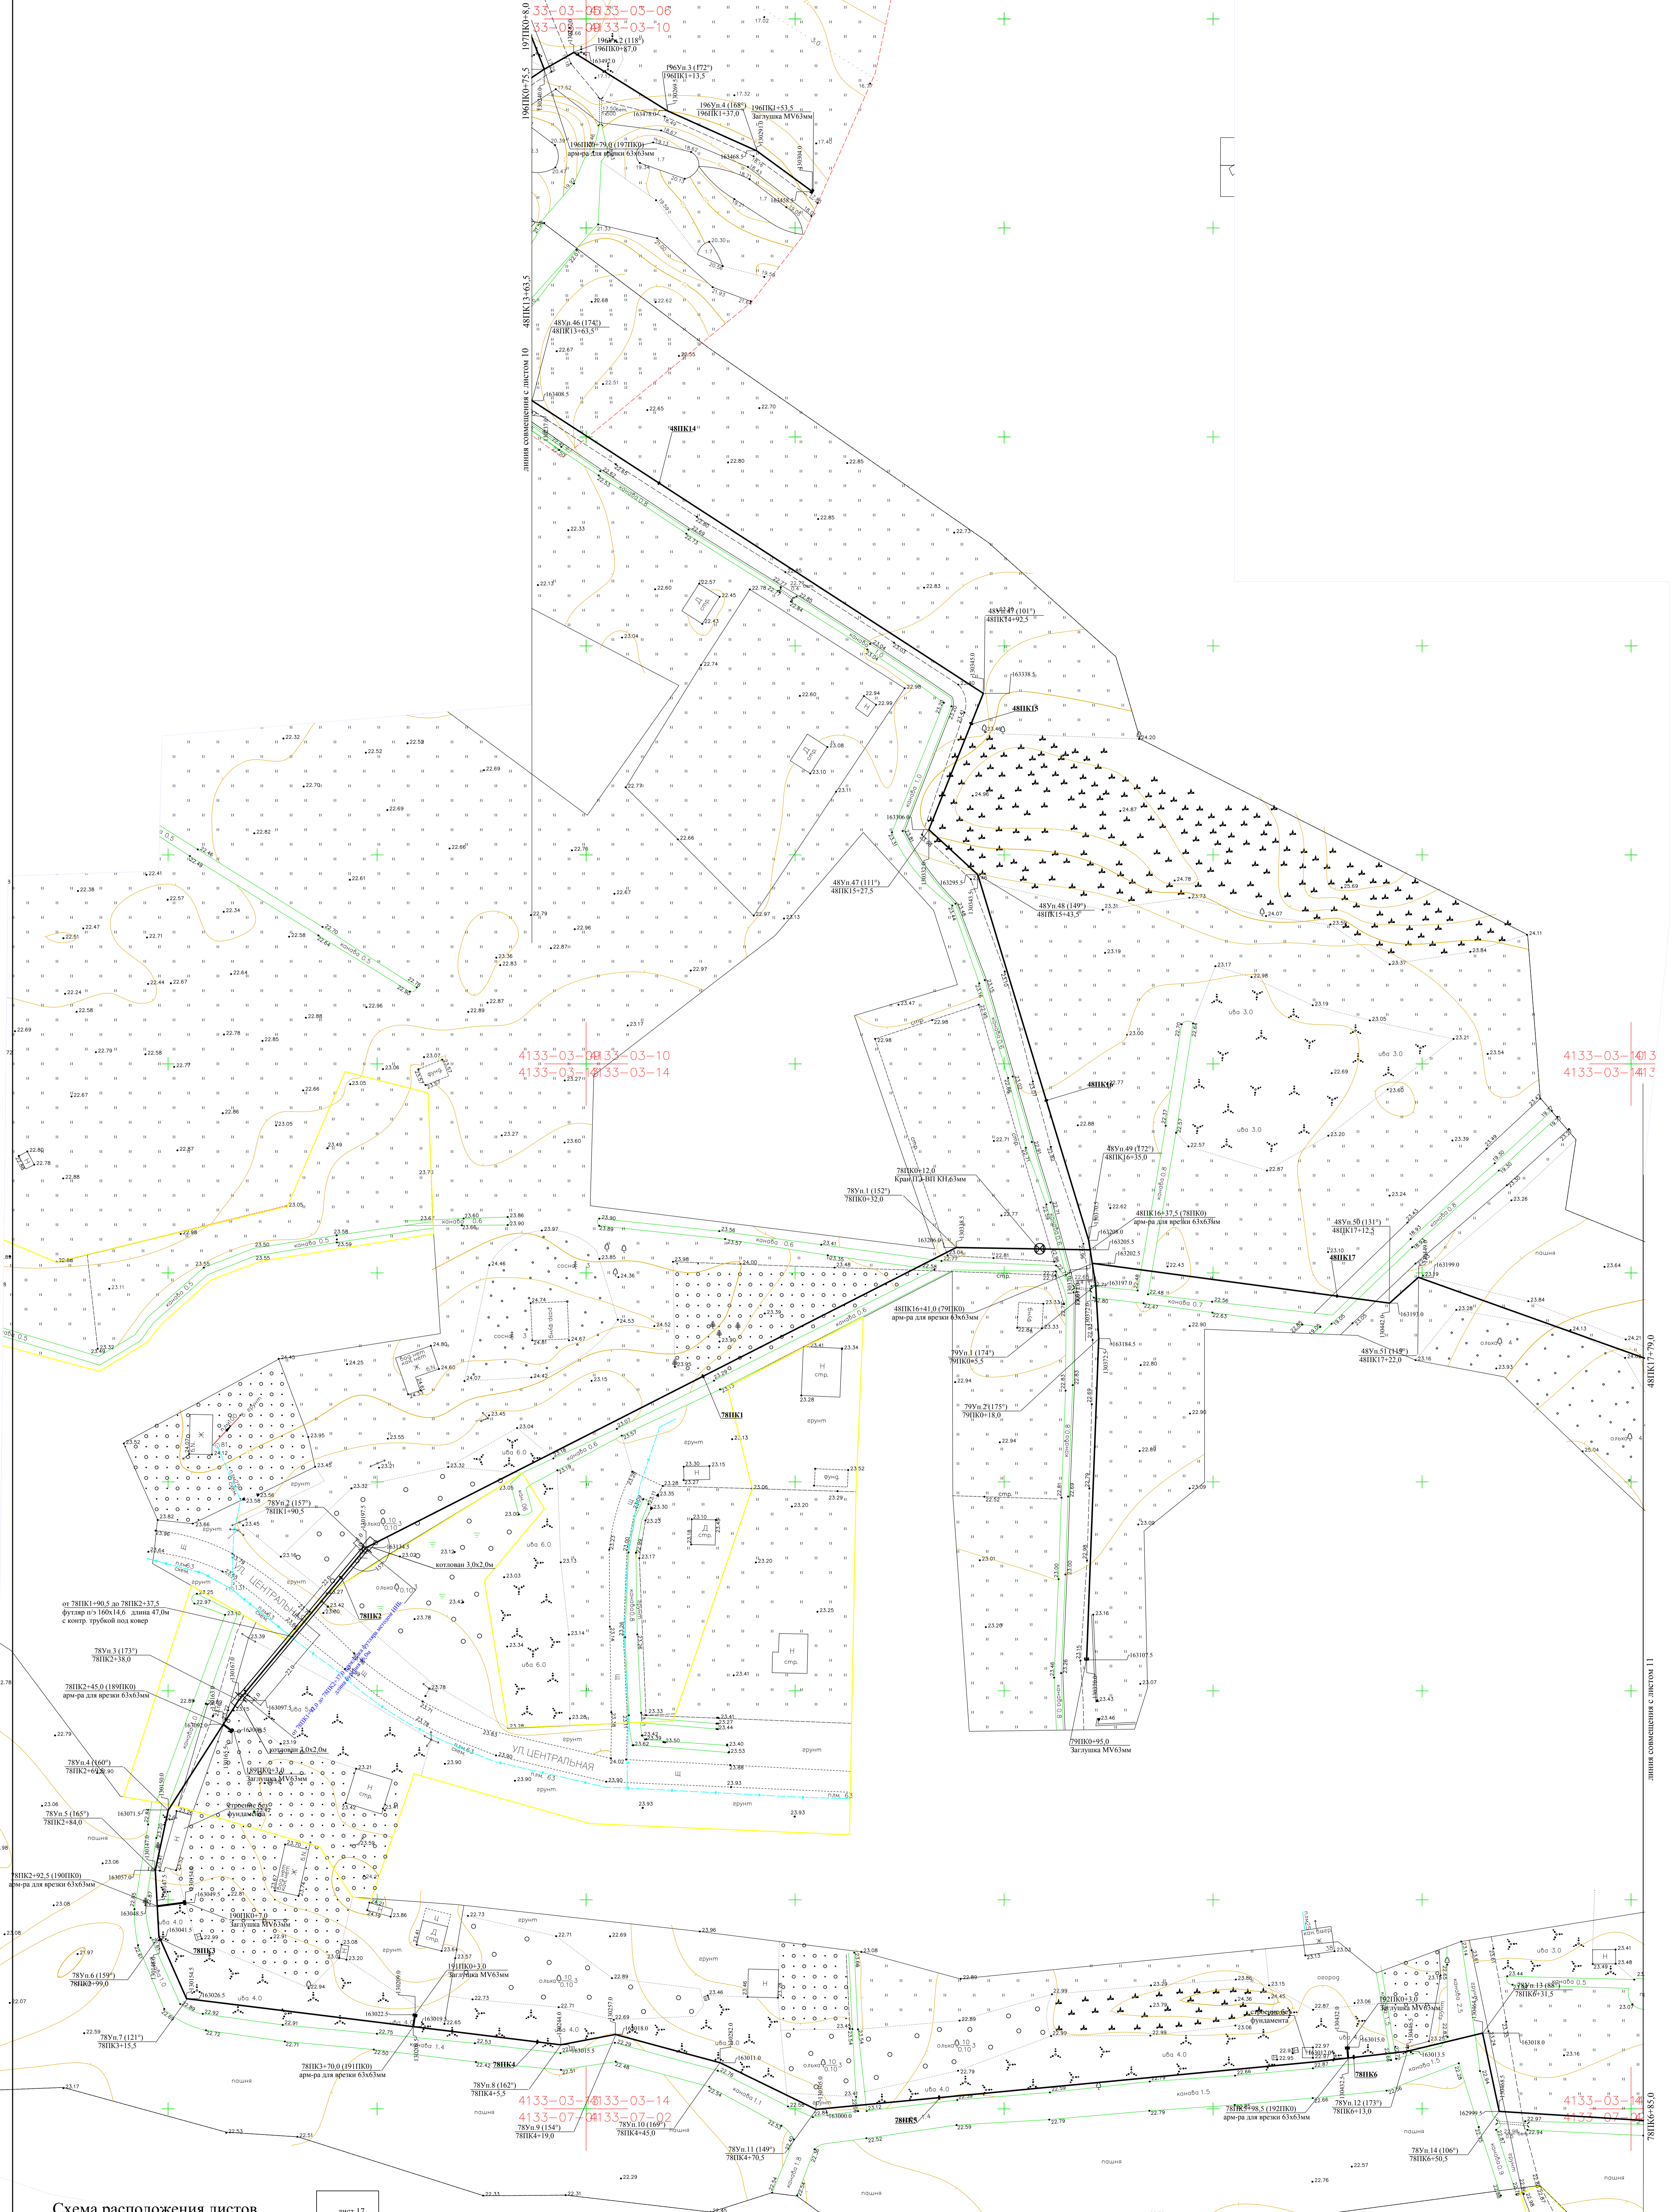

33-03-08 33-03-06  
33-03-09 33-03-10


4133-03-08 33-03-10  
4133-03-09 33-03-14

4133-03-10 33-03-14  
4133-03-11 33-03-14

4133-03-08 33-03-14  
4133-03-09 33-03-14

4133-03-10 33-03-14  
4133-03-11 33-03-14

Схема расположения листов

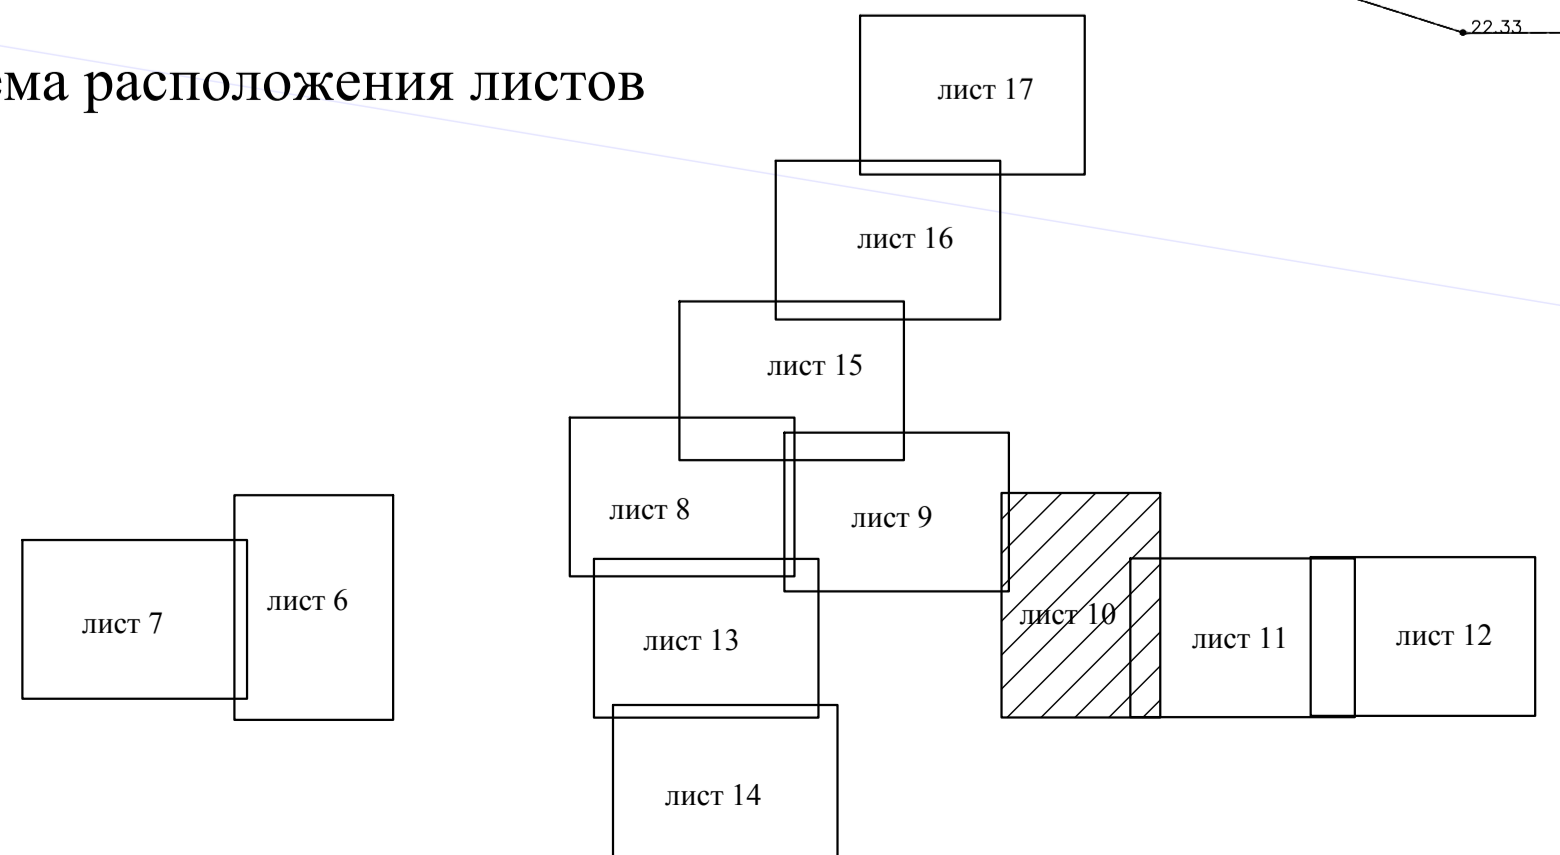


Пикеты данного листа:  
48ПК13+63.5-48ПК17+79.0, 78ПК0-78ПК6+85.0, 79ПК0,  
196ПК0+75.5-196ПК1+53.5; 197ПК0-197ПК0+8.0

\* - ПЗ80 ГАЗ SDR11-63x5,8

14566-ТКР						Распределительный газопровод п. Петергове Приозерского района Ленинградской области		
ИВМ	Кол. листов	Этаж	Полтора	Два	Дата	Страна	Лист	Листов
Разработчик	Бучина				06.13		Наружные газопроводы	II
Проверен	Мескина							10
Н. контр.	Мескина							17
Утвердил	Нефедова						План трассы газопровода среднего давления	ПКЦОАО "Газпром газораспределение Ленинградская область"



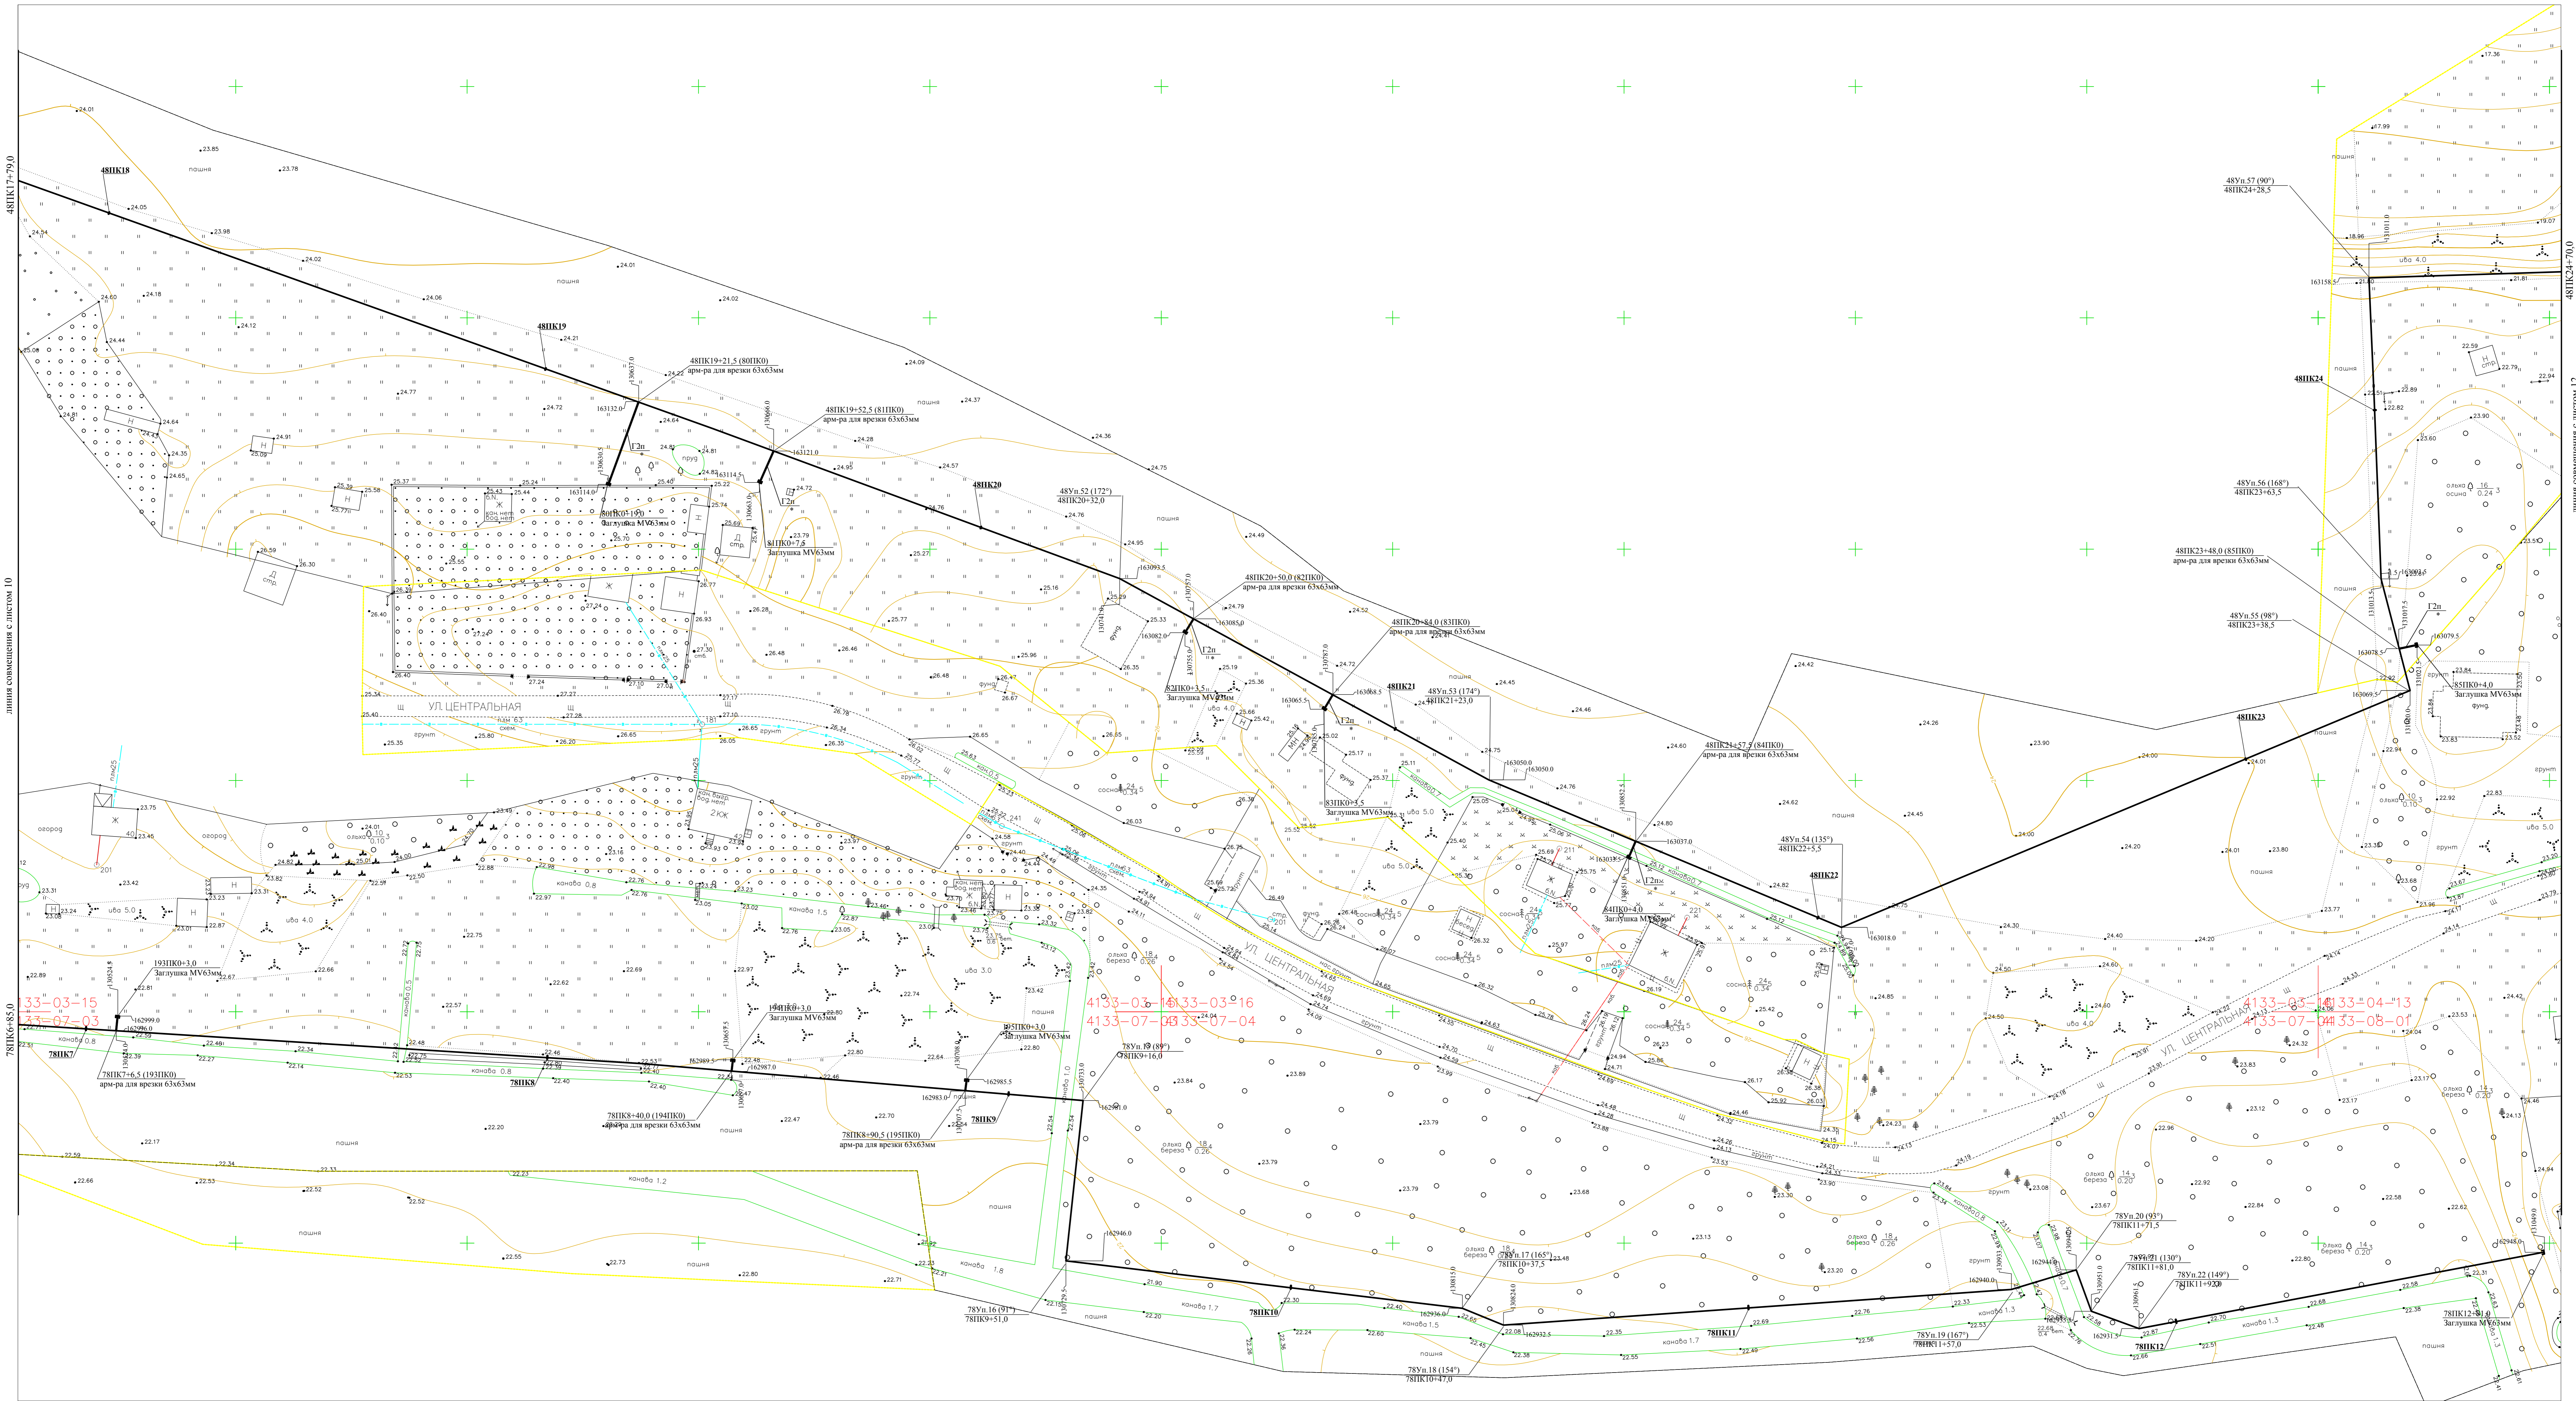

линия совмещения с листом 10


линия совмещения с листом 12

78ПК6-85.0

4133-03-03 4133-03-16  
4133-07-03 4133-07-04

4133-03-14 4133-04-13  
4133-07-04 4133-08-01

Схема расположения листов

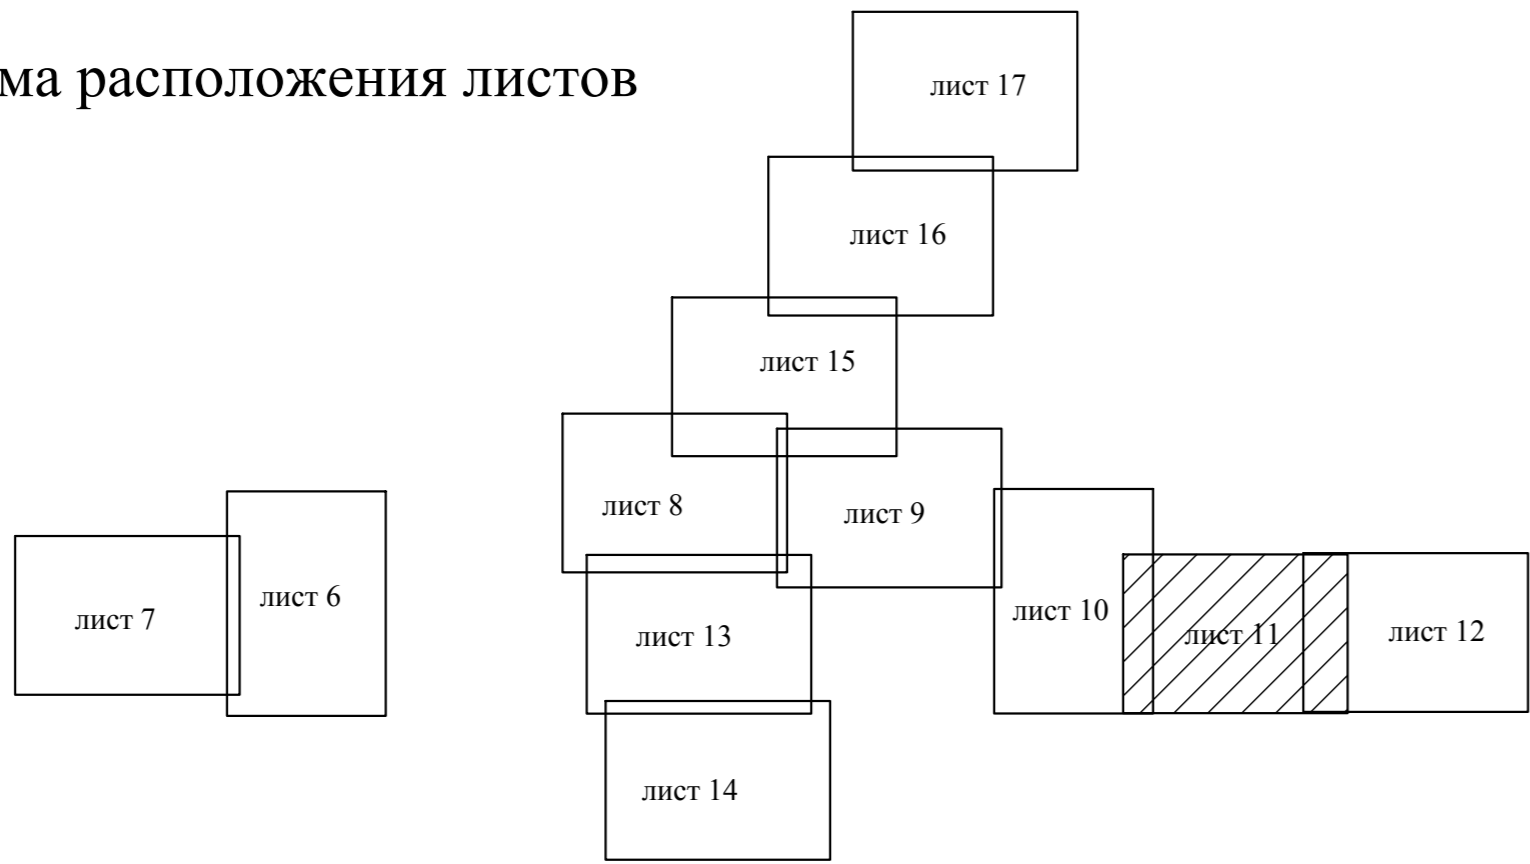

Пикеты данного листа:  
48ПК6-85.0-48ПК24+70.0, 80ПК0-85ПК0,  
78ПК6-85.0-78ПК12+81.0, 193ПК0-195ПК0


\* - П280 ГА3 SDR11-63x5.8

14566-ТКР				
Распределительный газопровод в Петричье Пригородного района Ленинградской области				
ТИМ	Кол.	Лист	Подпись	Дата
Проект	Месина			06.15
Изопро	Месина			
Утвердил	Нерелова			
Наружный газопровод				Станция
План трассы газопровода среднего давления				Лист
ИПЦОАО "Газораспределение Ленинградской области"				Листов
				11 17



4133-04-0133-04-10  
4133-04-0133-04-14

4133-04-0133-04-11  
4133-04-0133-04-15

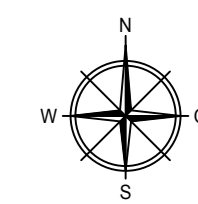

линия совмещения с листом 11

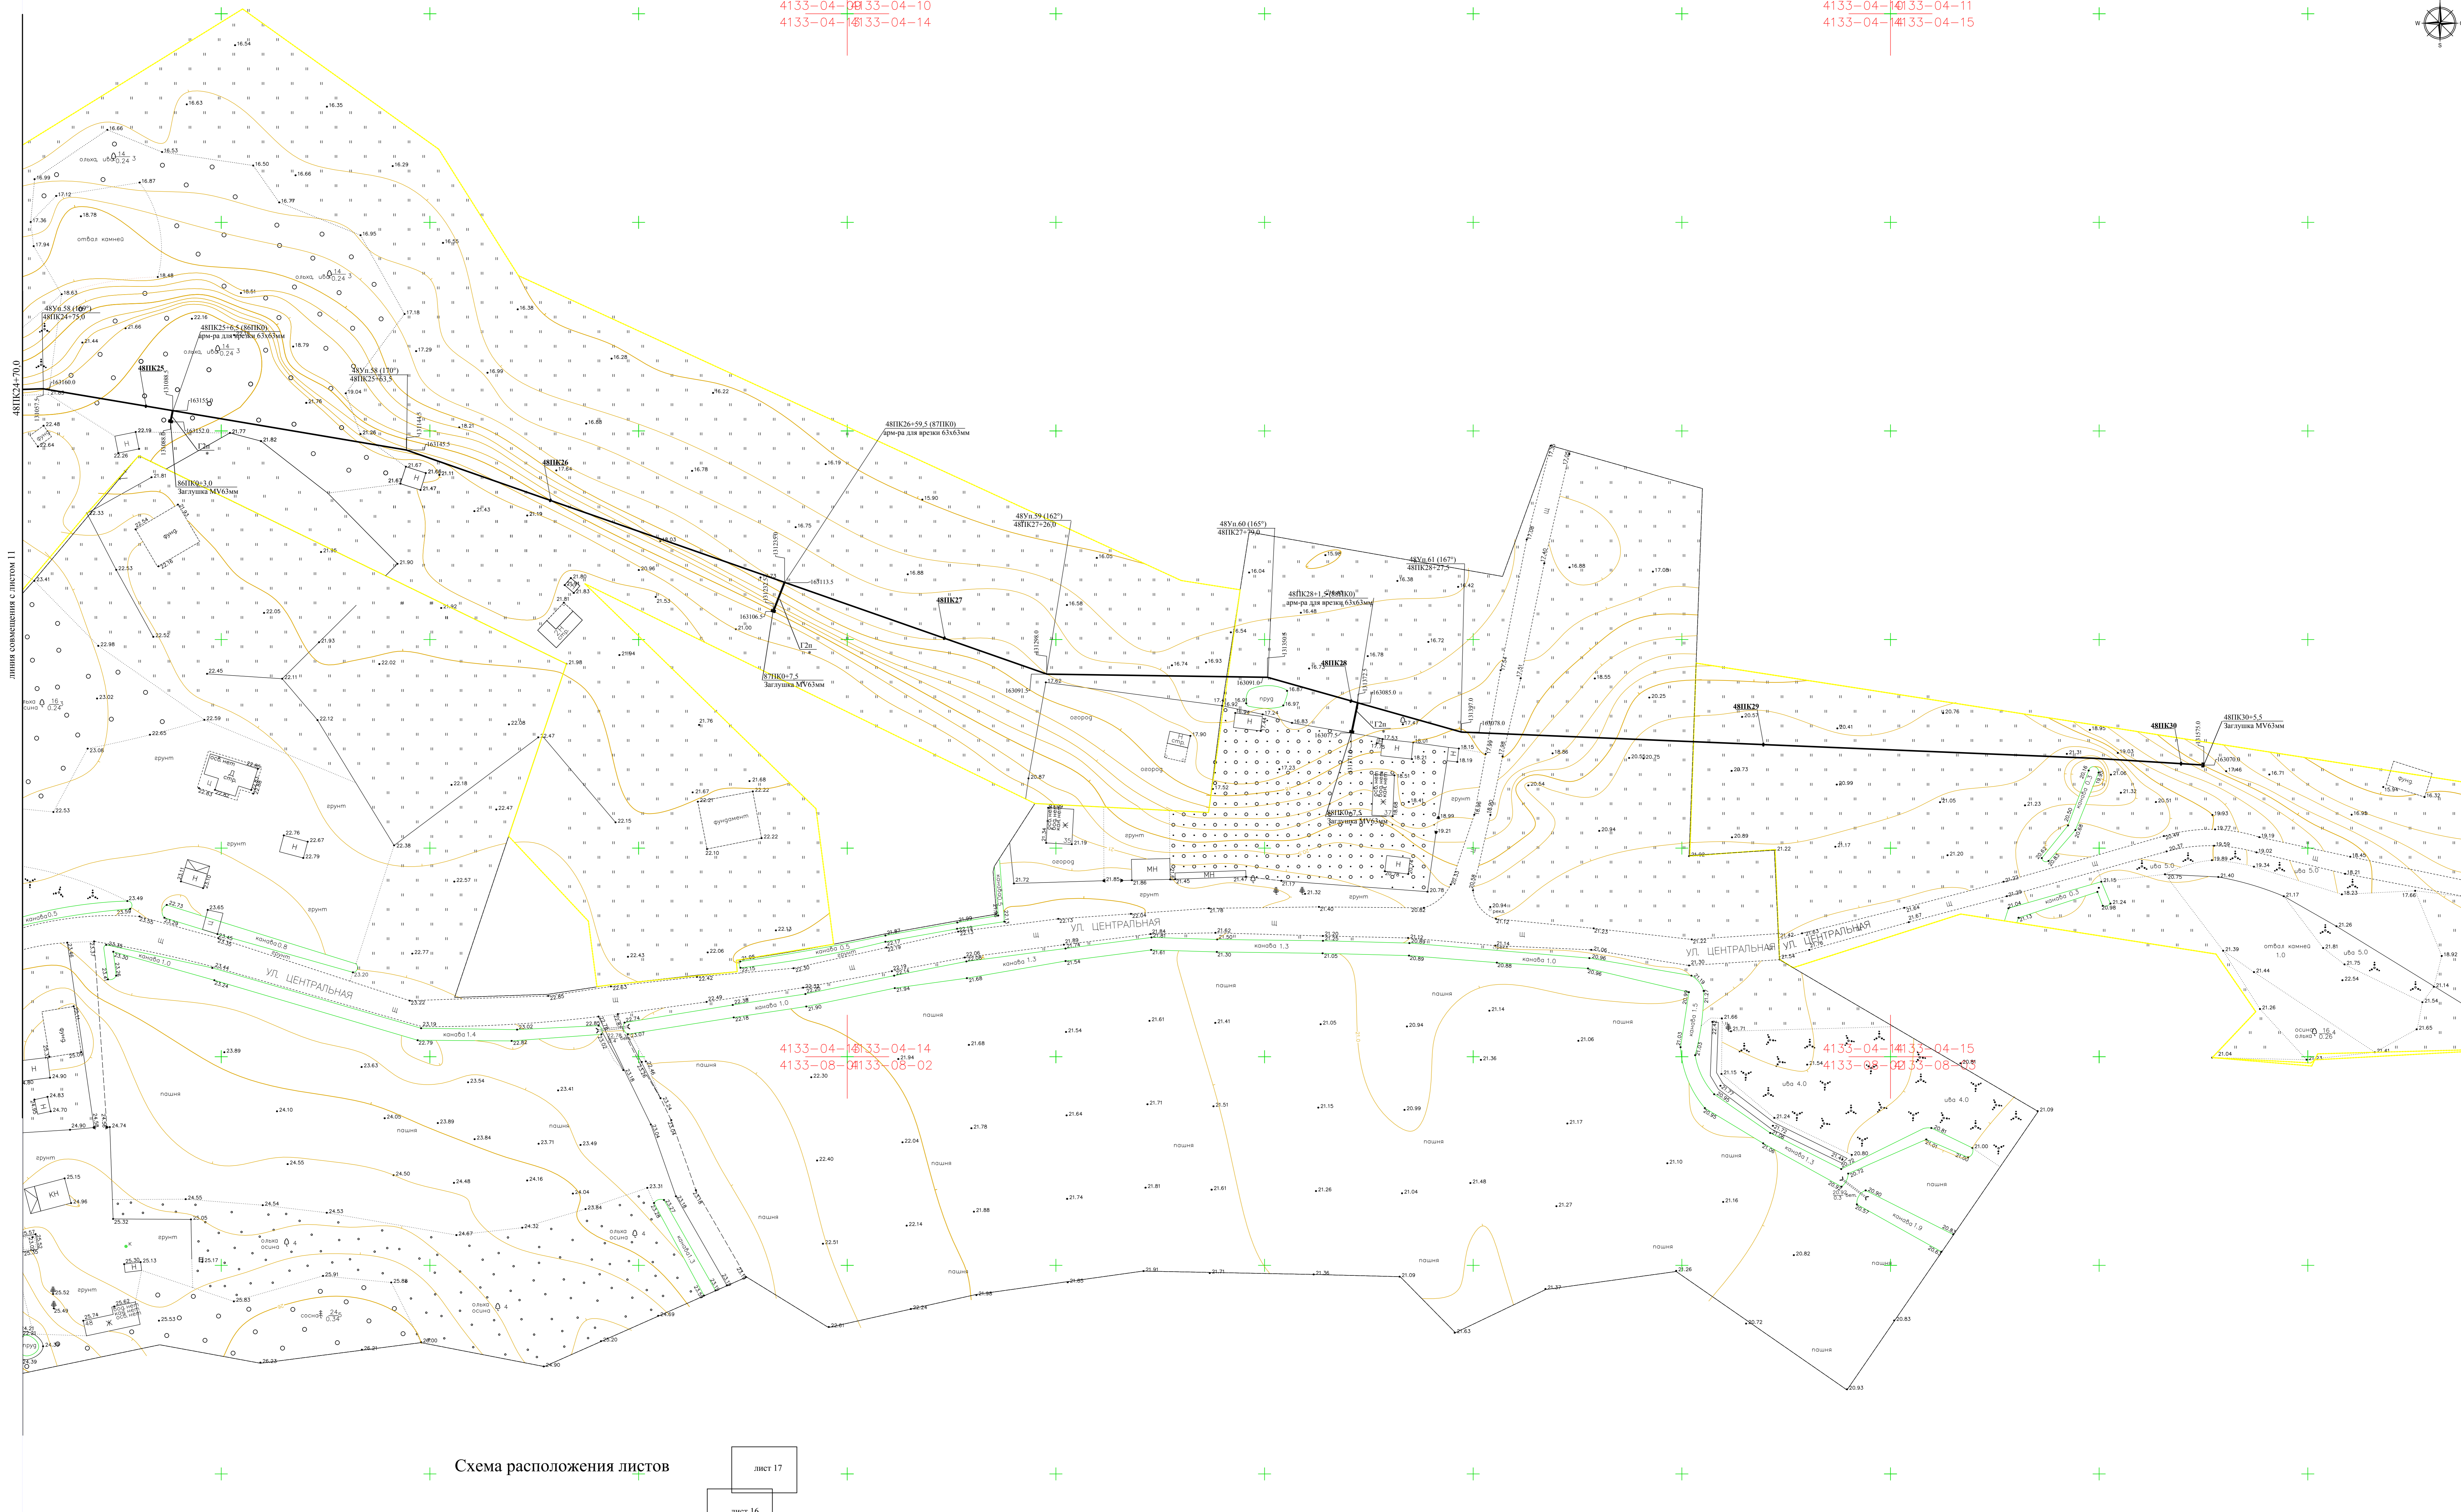


Схема расположения листов



Пикеты данного листа:  
48ПК24-70.0-48ПК30+5.5, 86ПК0-881ПК0

\* - ПЗ80 ГАЗ SDR11-63x5,8

14566-ТКР					
Распределительный газопровод в Петергове Приозерского района Ленинградской области					
Исполн.	Кол. листов	Лист	Политив	Дата	Листов
Разраб.	Бучина			06.15	Служба
Провер.	Мессина				12
И. контр.	Мессина				17
Утвердил	Нефедова				
План трассы газопровода среднего давления				ИПК1 ОАО "Газпром газораспределение Ленинградская область"	




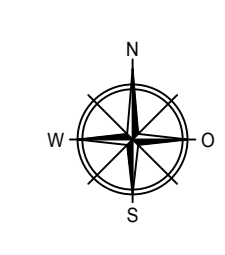


Схема расположения листов

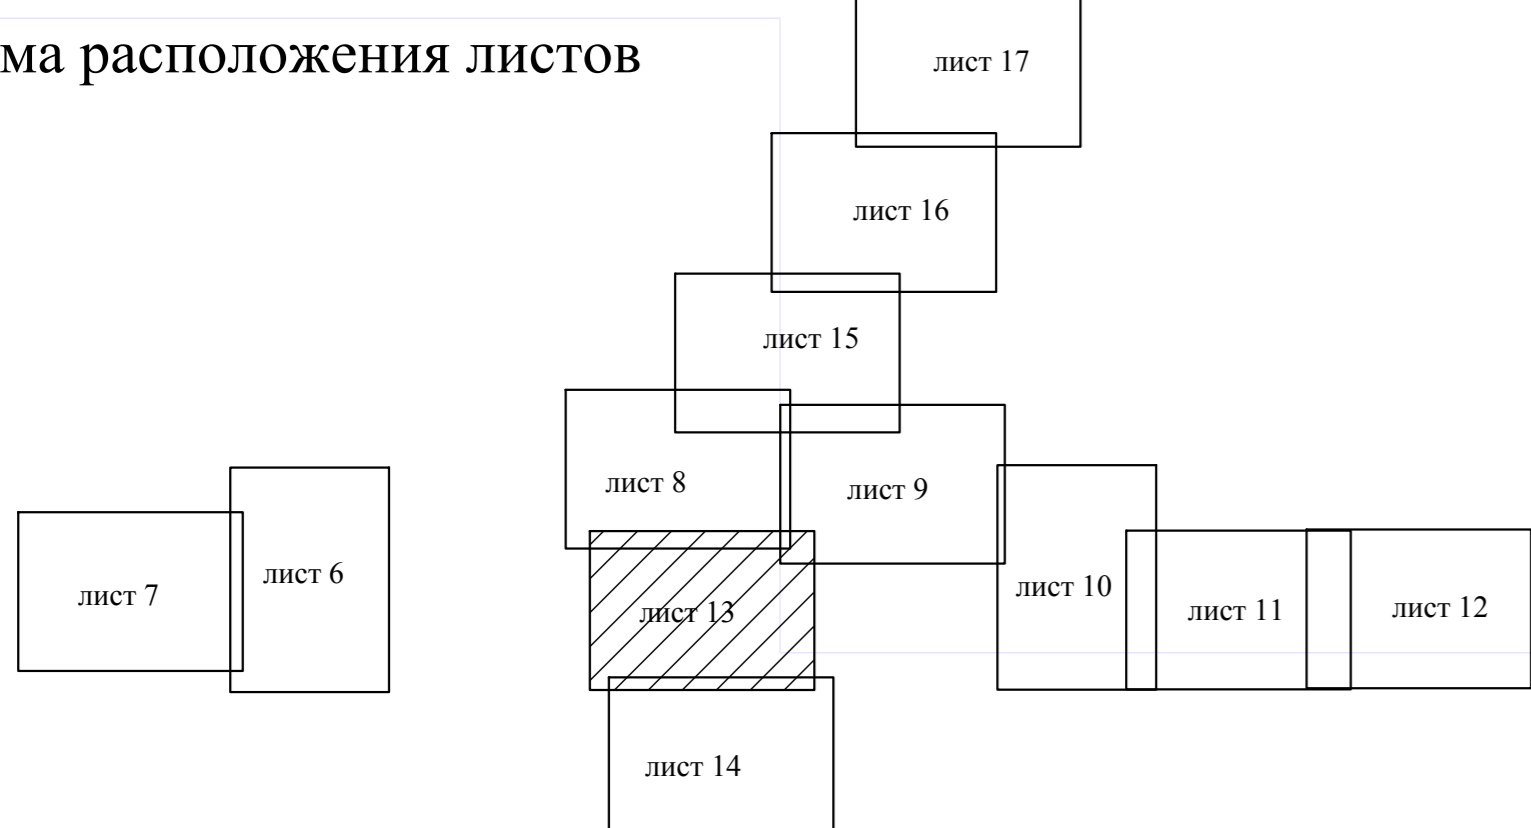

Пикеты данного листа:  
491К1+12.0-491К6+12.5, 1461К3+30.0-1461К5+95.0,  
1361К0-1421К0, 1601К0-1711К0


\* - П80 ГА3 SDR11-63x5.8

14566-ТКР				
Распределительный газопровод в Пикетере Пригородного района Ленинградской области				
Тип	Конт. лист	Масштаб	Подпись	Дата
Разработчик	Бучкина	08.15		
Проектировщик	Мезина			
Исполнитель	Мезина			
Утвердил	Нефедова			

Наружные газопроводы		Стадия	Лист	Листов
План трассы газопровода среднего давления	КЦПОАО "Газпром газораспределение Ленинградская область"		13	17



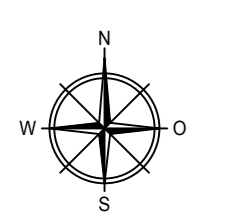


линия совмещения с листом 13



4133-06-04133-06-02  
4133-06-04133-06-06

Схема расположения листов

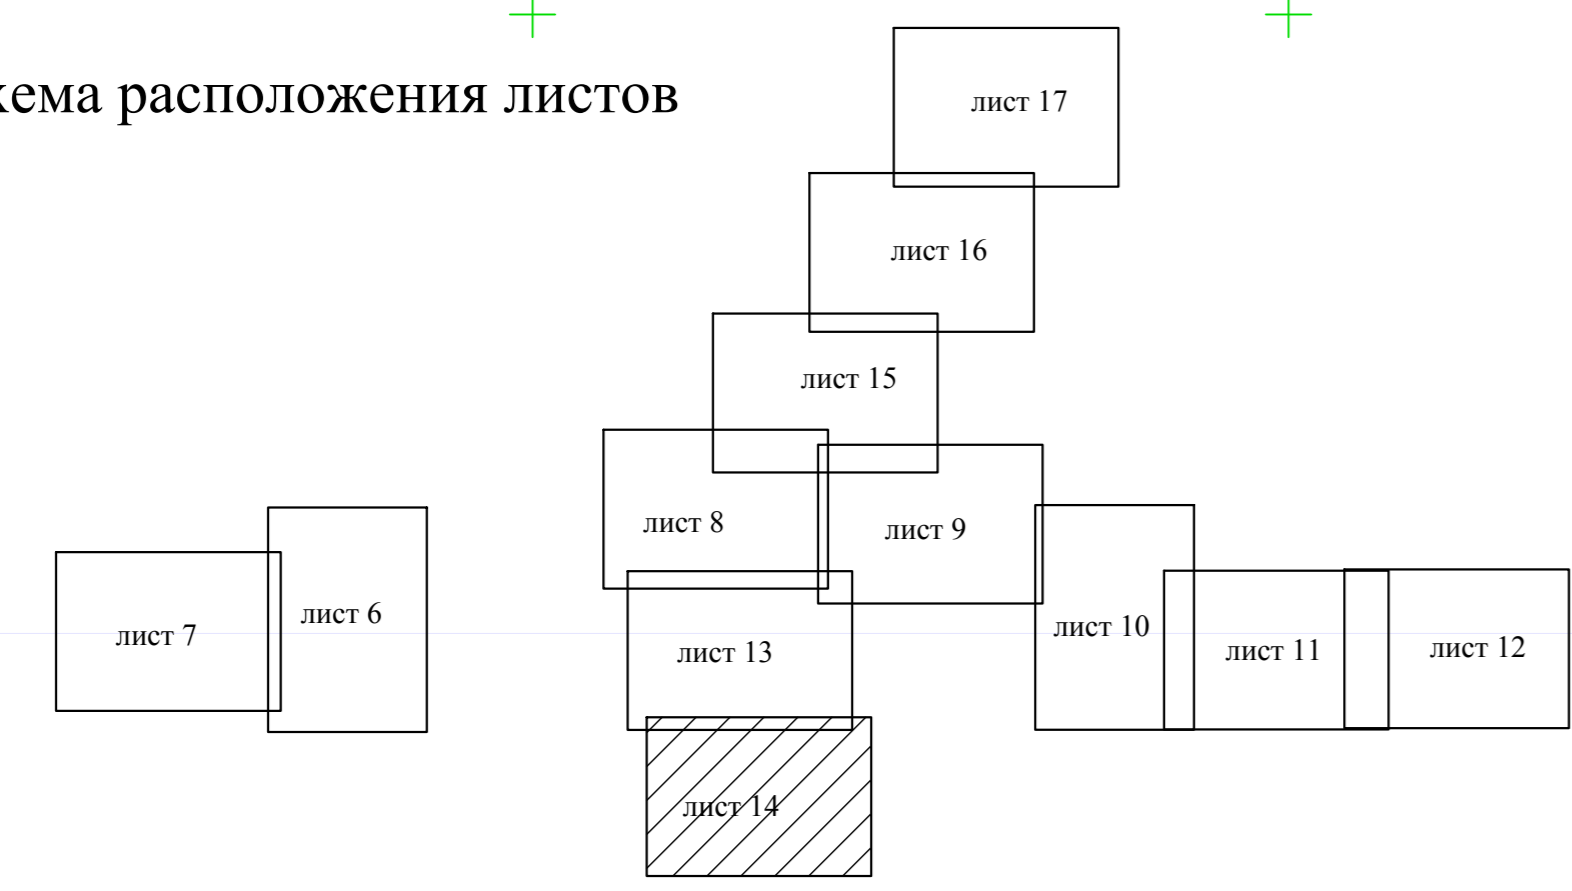

Пакеты данного листа:  
49ПК6+12.5-49ПК9+27.0, 143ПК0-145ПК0,  
146ПК0-146ПК3+30.0, 149ПК0-159ПК0, 172ПК0-174ПК0

\* - ПЭ80 ГАЗ SDR11-63x5,8

14566-ТКР				
Распределительный газопровод в Петергове района Ленинградской области				
Тип	Кол.	Лист	Масштаб	Дата
Разраб.	Букина			06.15
Проект.	Мещанин			
Исполн.	Мещанин			
Утвердил	Нефедова			
Наружные газопроводы			Стадия	Лист
План трассы газопровода среднего давления			П	14 / 17
ПКЦ ОАО "Газпром газораспределение Ленинградская область"				




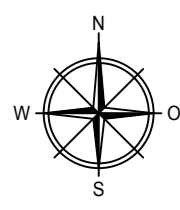


Схема расположения листов


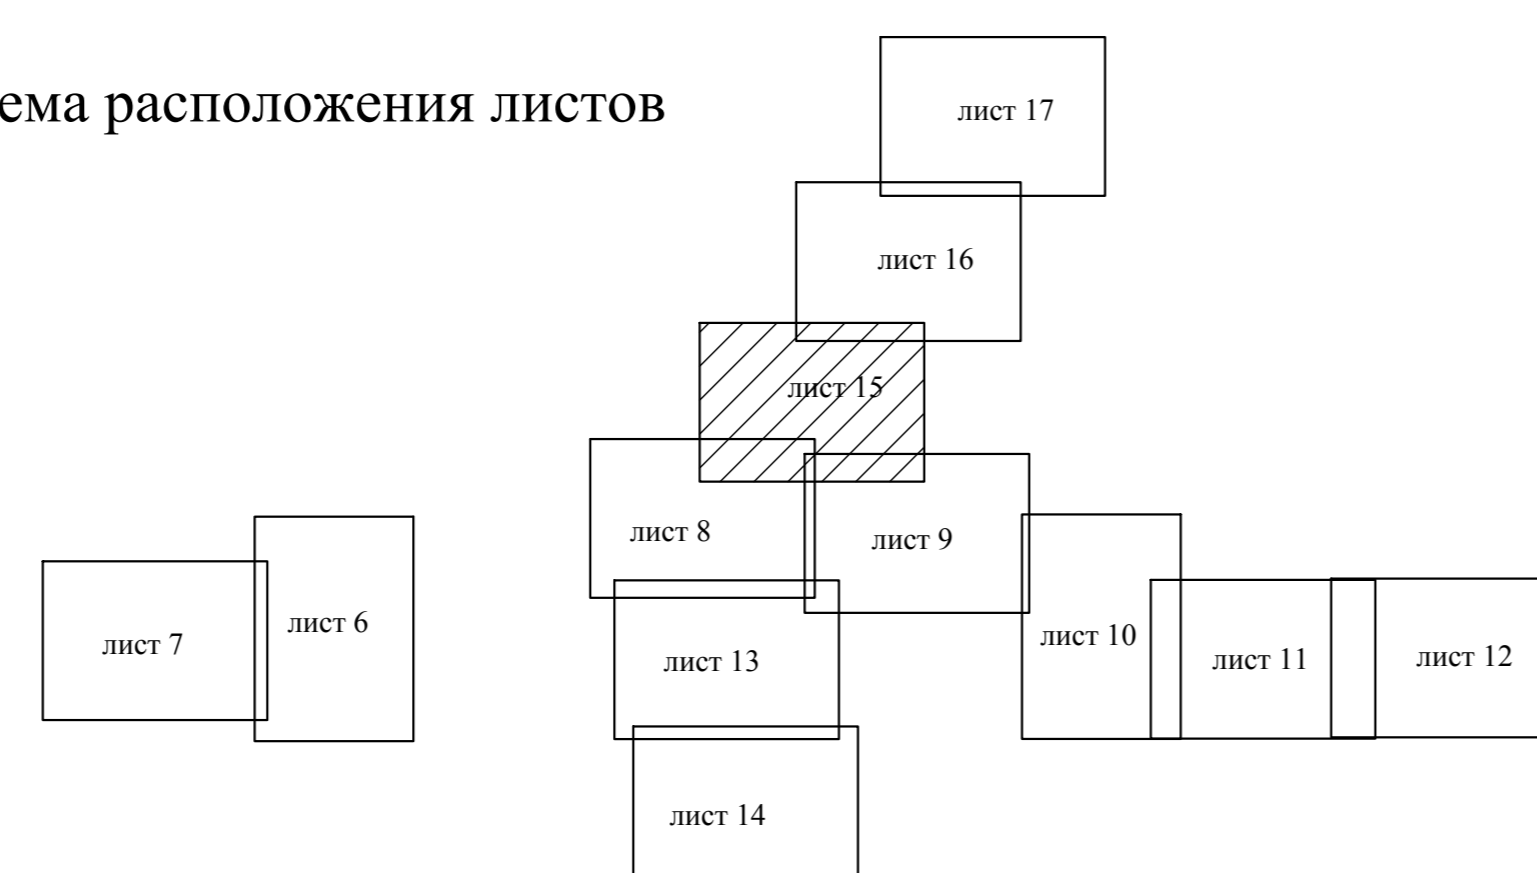


Пикеты данного листа:  
48ПК4+84.0-48ПК5+10.0; 51ПК0-51ПК6; 114ПК0-117ПК0

\* - ПЭ80 ГАЗ SDR11-63x5,8

14566-ТКР				
Распределительный газопровод в Петричском районе Ленинградской области				
Лист	Конт.	Масштаб	Исполн.	Дата
Лист	Конт.	Масштаб	Исполн.	Дата
Проект	Масштаб	Исполн.	Дата	06.15
Н. контр.	Масштаб	Исполн.	Дата	
Утвердил	Исполн.	Дата		
Наружные газопроводы			Стадия	Лист
План трассы газопровода среднего давления			П	15
			Листов	17
				ИЗЦ ОАО "Газпром газораспределение Ленинградской области"



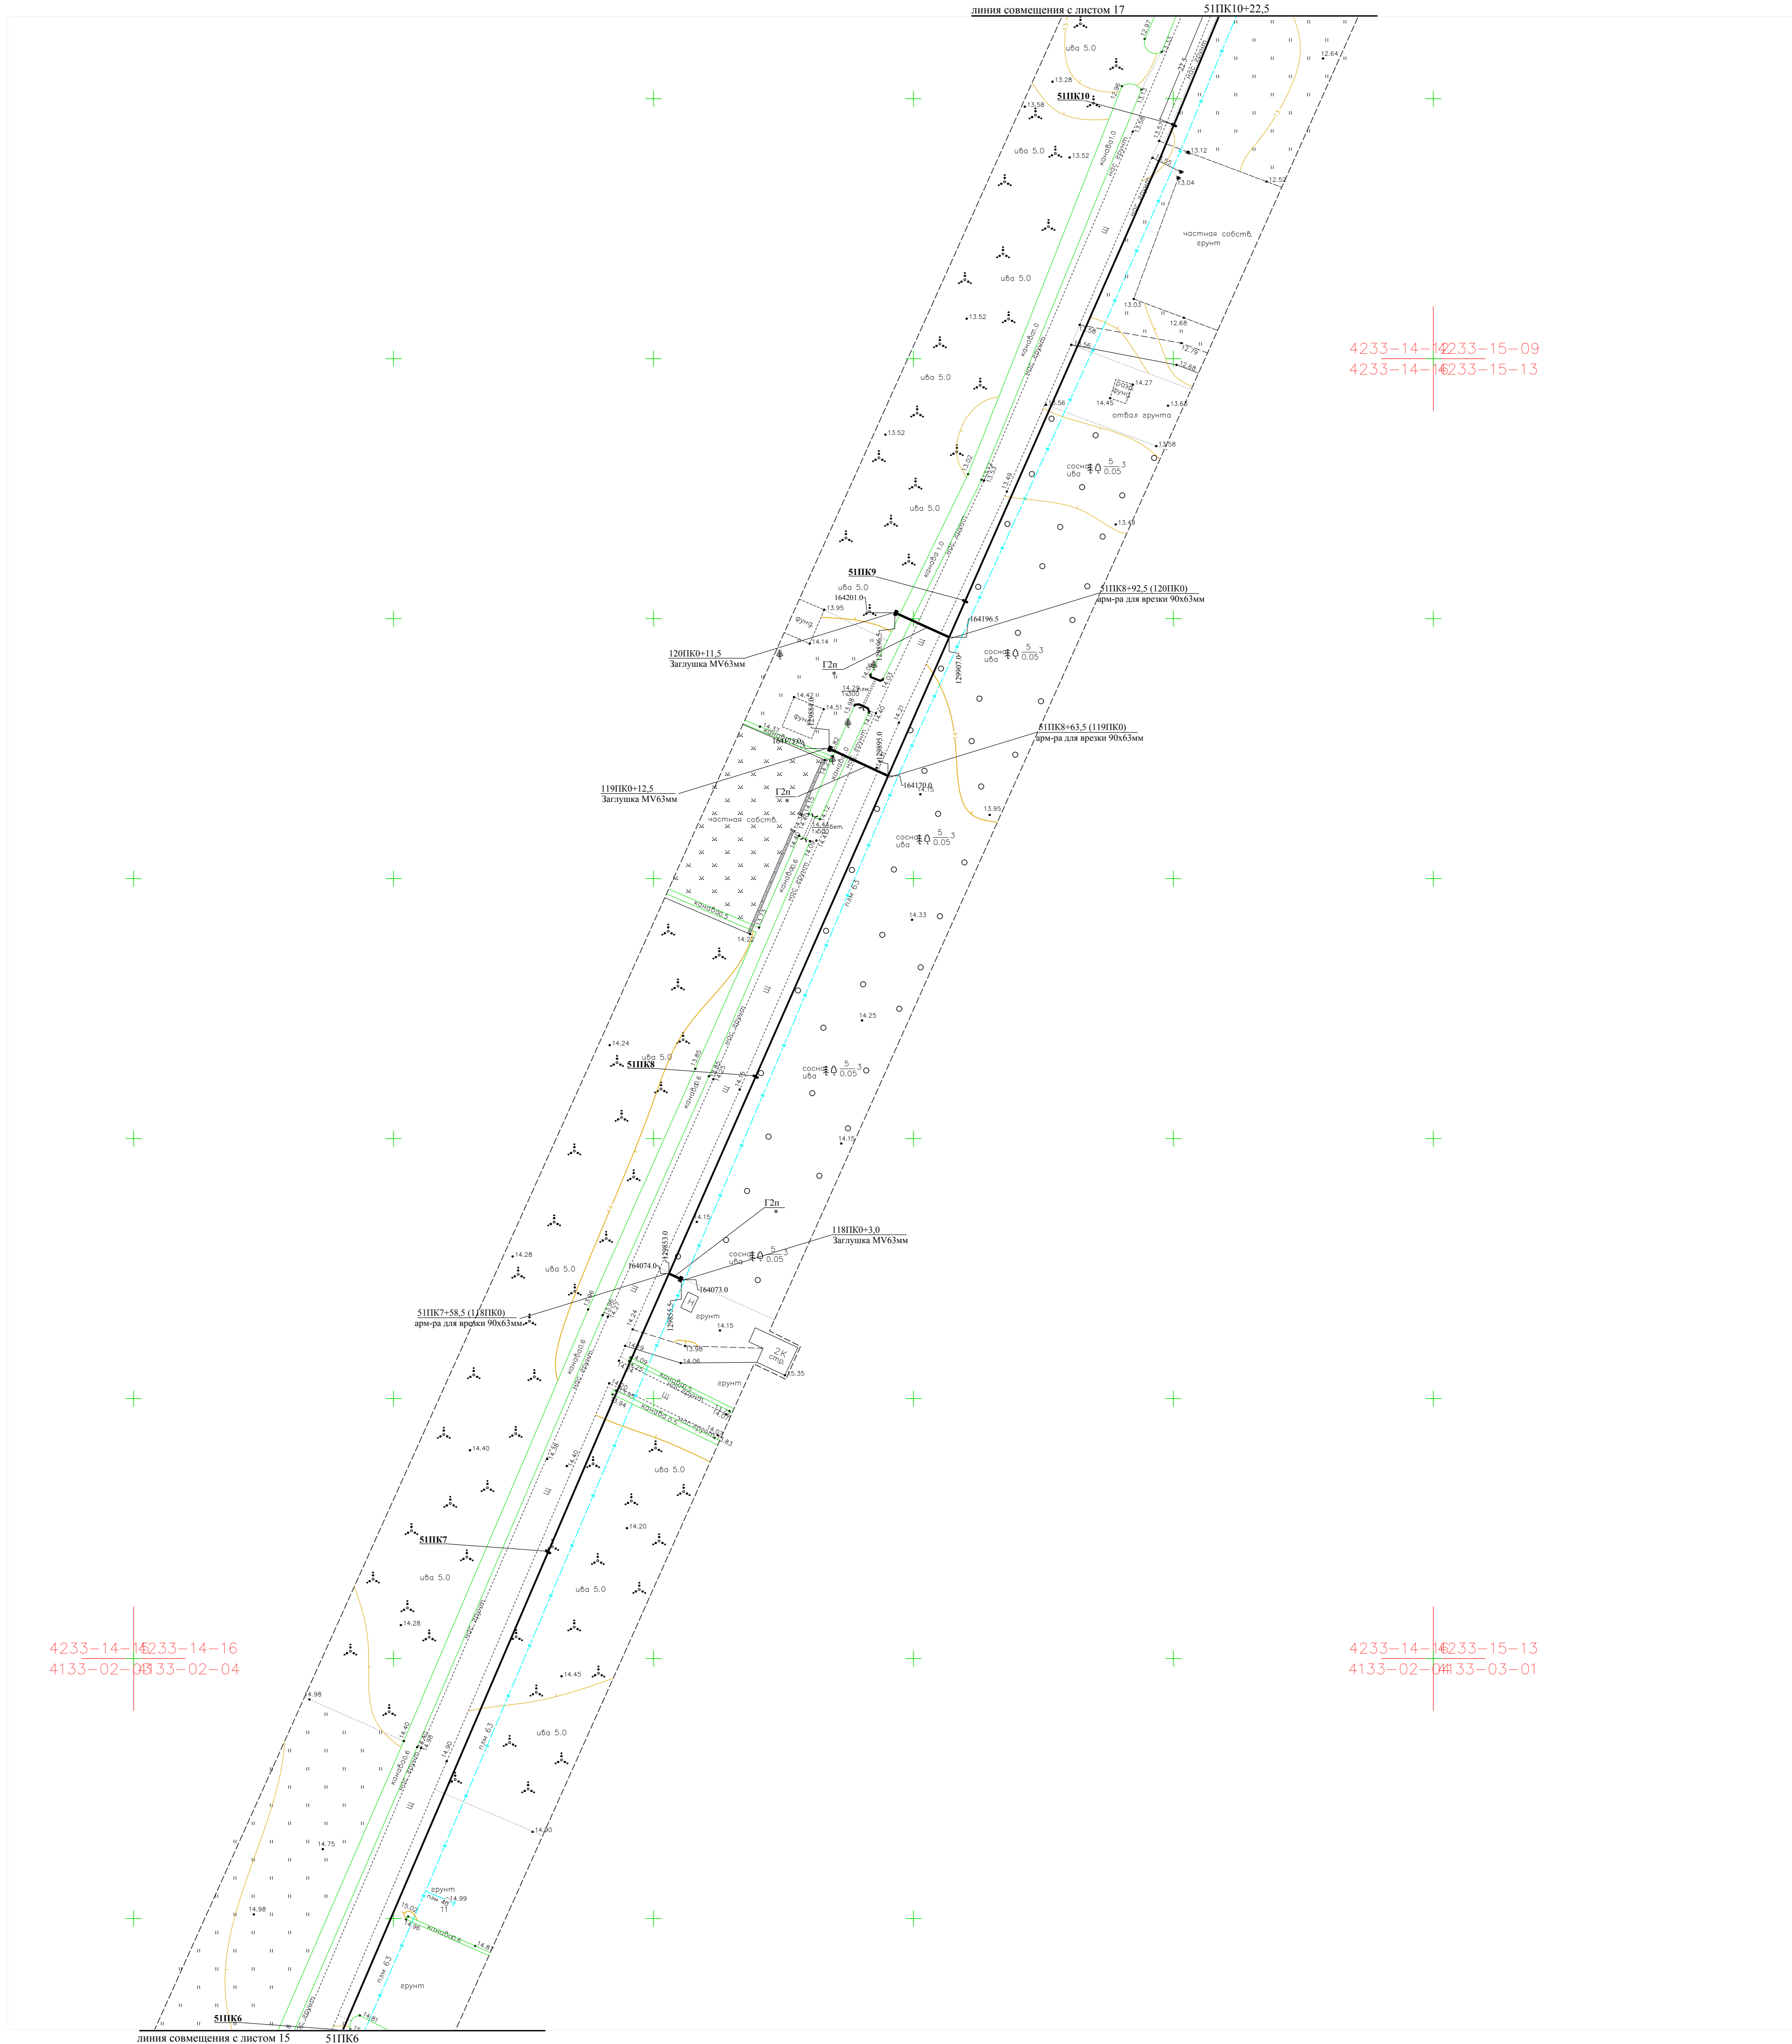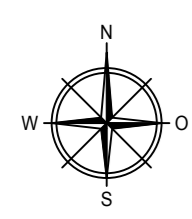


4233-14-14233-15-09  
4233-14-14233-15-13

4233-14-14233-14-16  
4133-02-0333-02-04

4233-14-14233-15-13  
4133-02-0333-03-01

Схема расположения листов

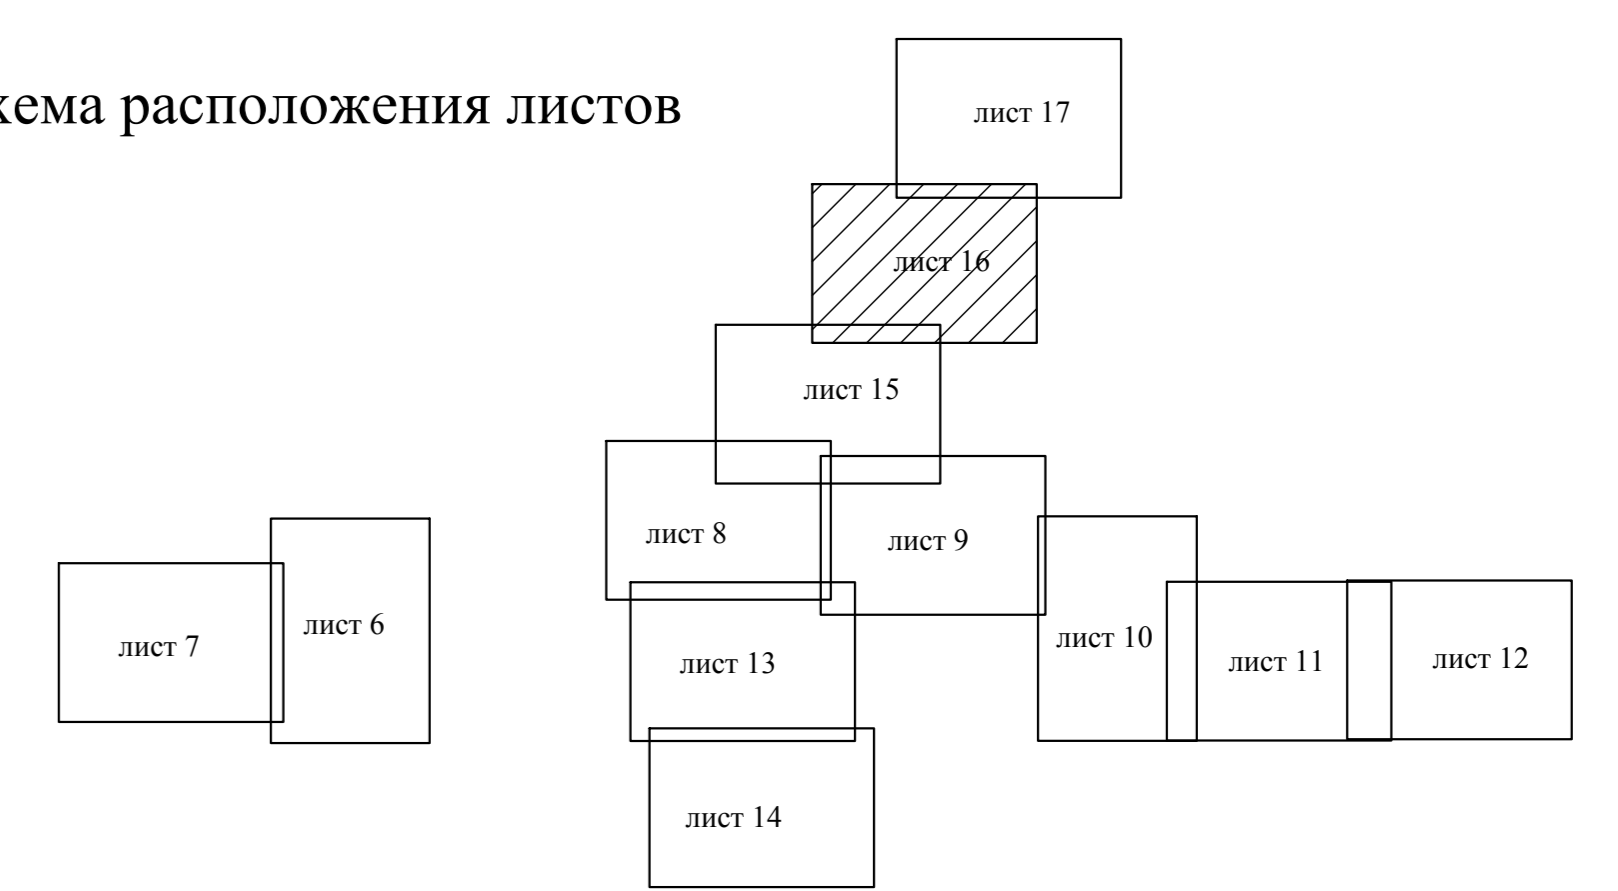

Пикеты данного листа:  
51ПК6-51ПК10+22.5, 1181ПК0-1201ПК0

\* - ПЭ80 ГАЗ SDR11-63x5,8

14566-ТКР					
Распределительный газопровод в Петричье Приозерского района Ленинградской области					
Тип	Кол.у	Лист	Масштаб	Подпись	Дата
Разраб.	Бучина				06.15
Провер.	Мезкина				
П.журн.	Мезкина				
Утвердил	Нефелова				
План трассы газопровода среднего давления					Стр.
					Лист
					Листов
ПКЦОАО "Газпром газораспределение Ленинградская область"					П
					16
					17





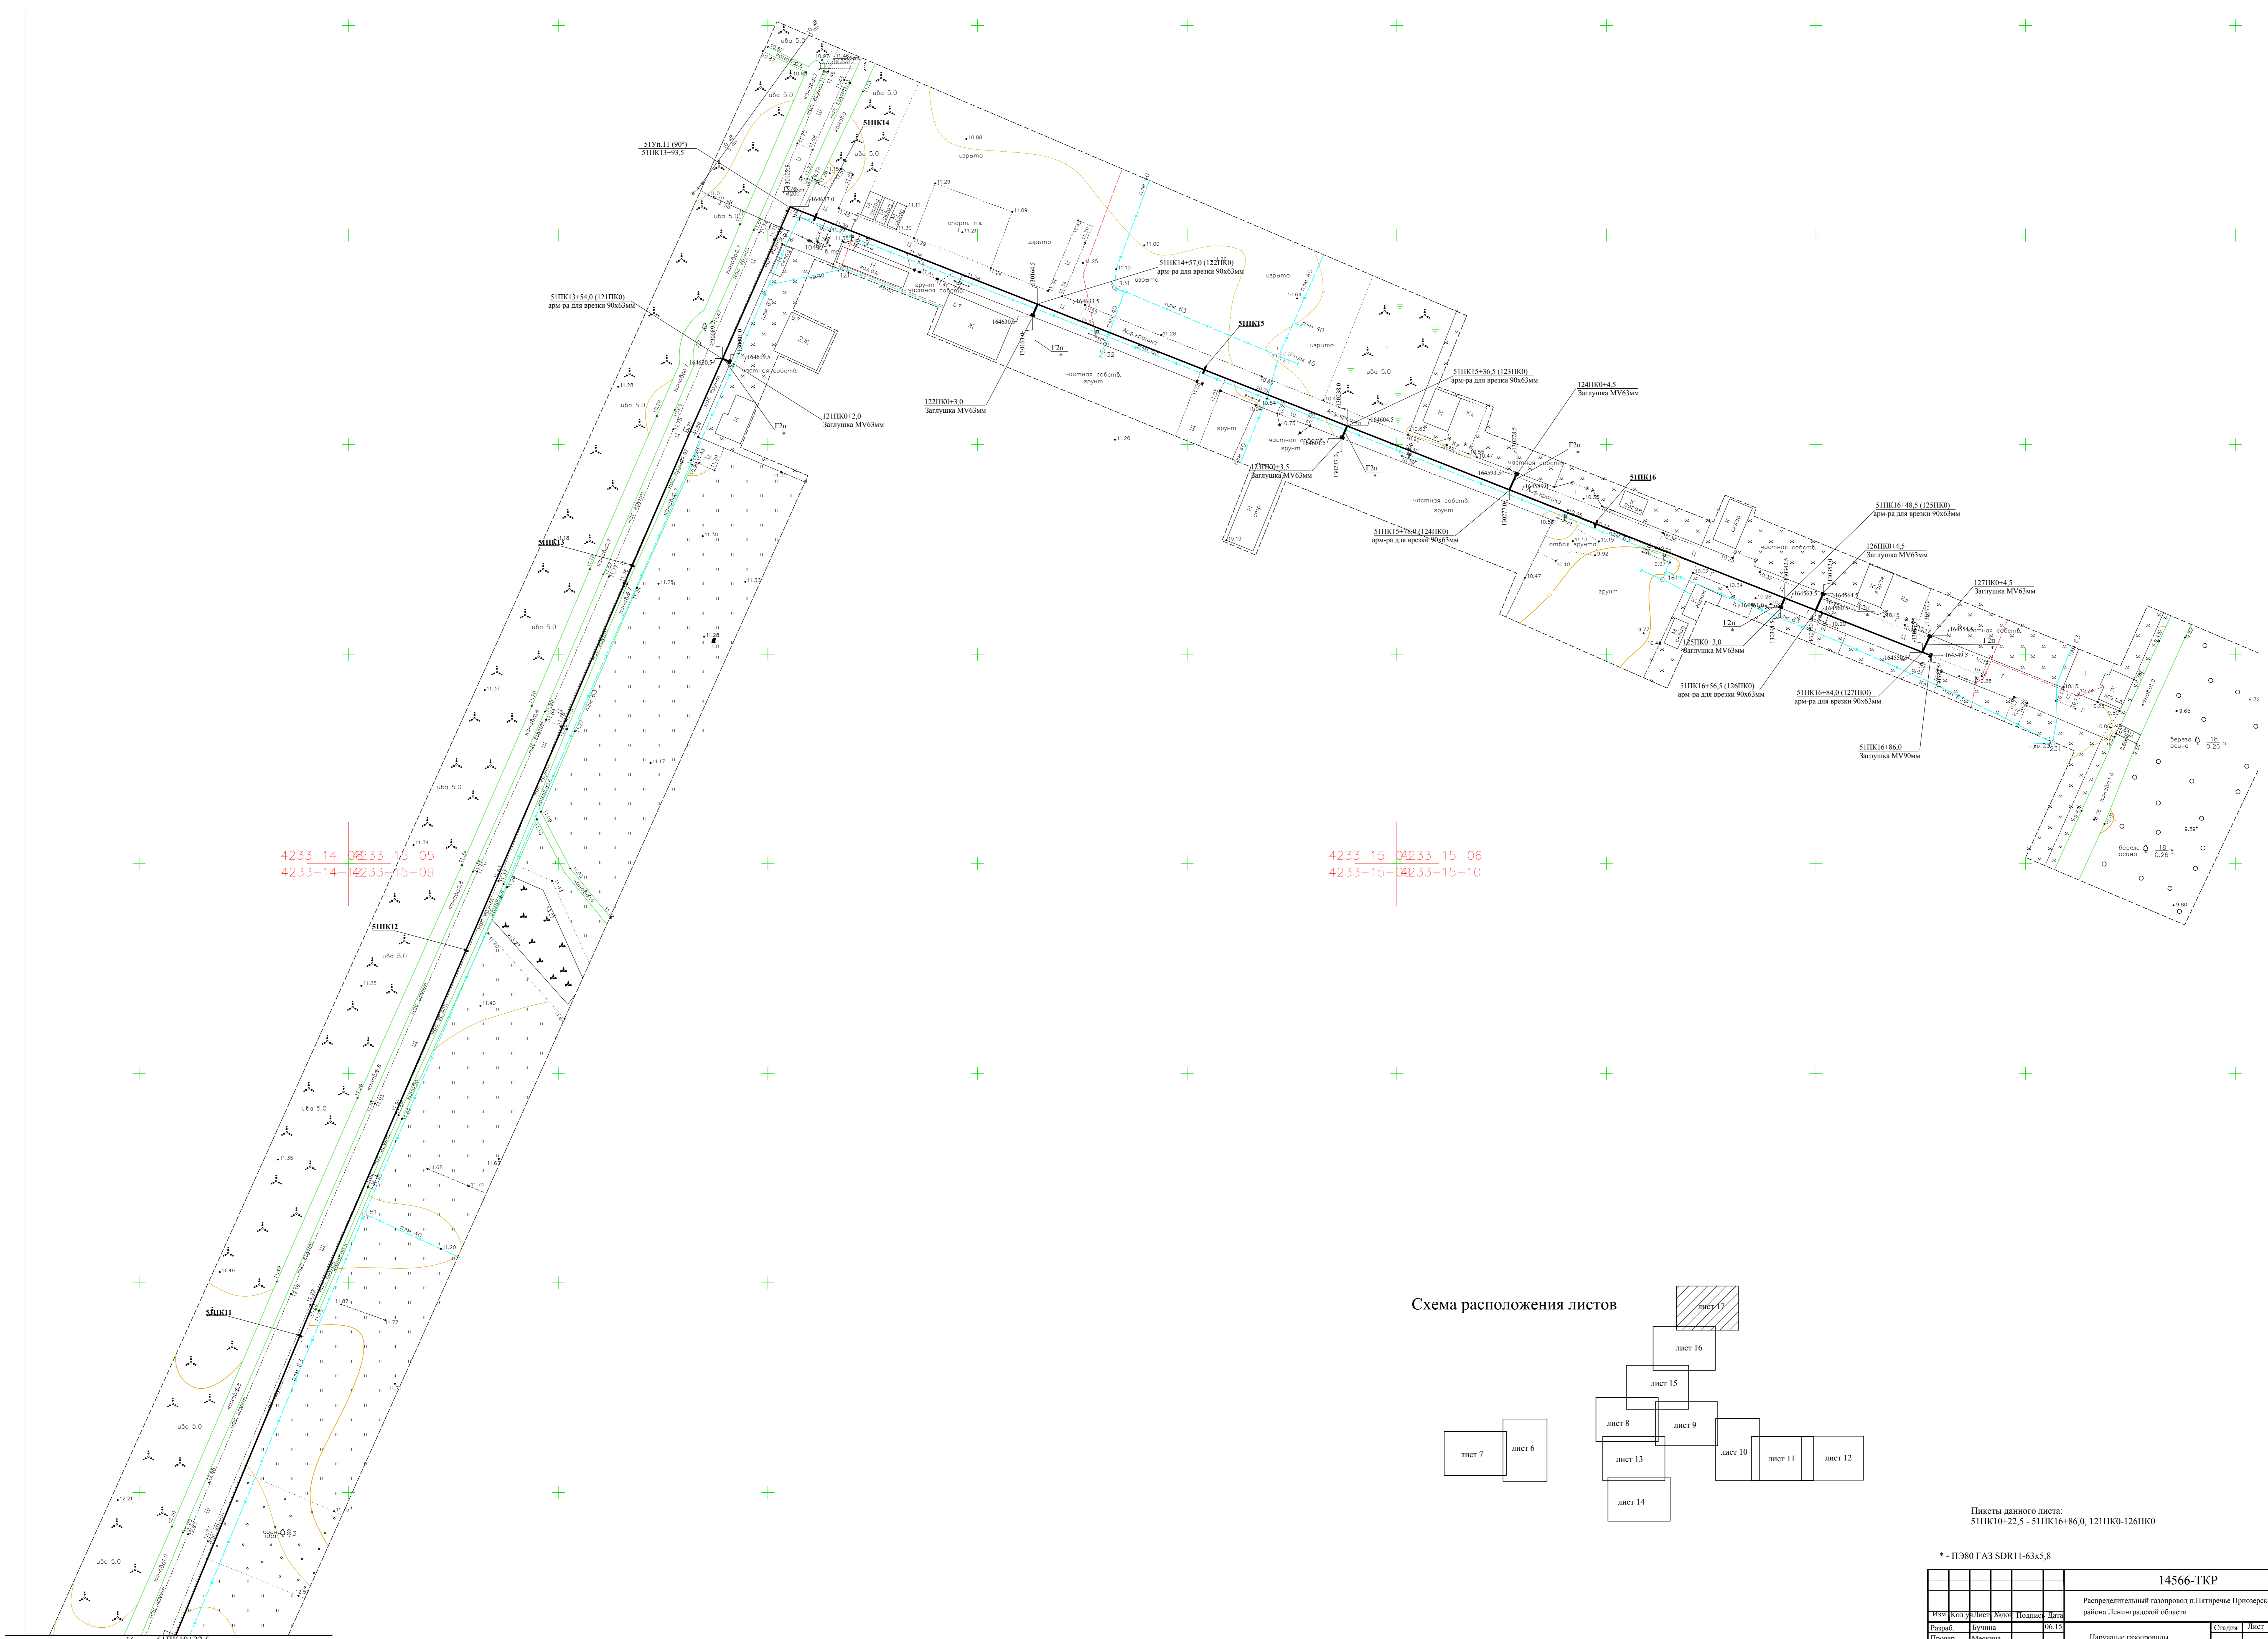


Схема расположения листов

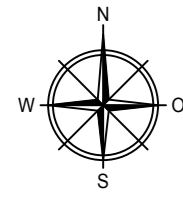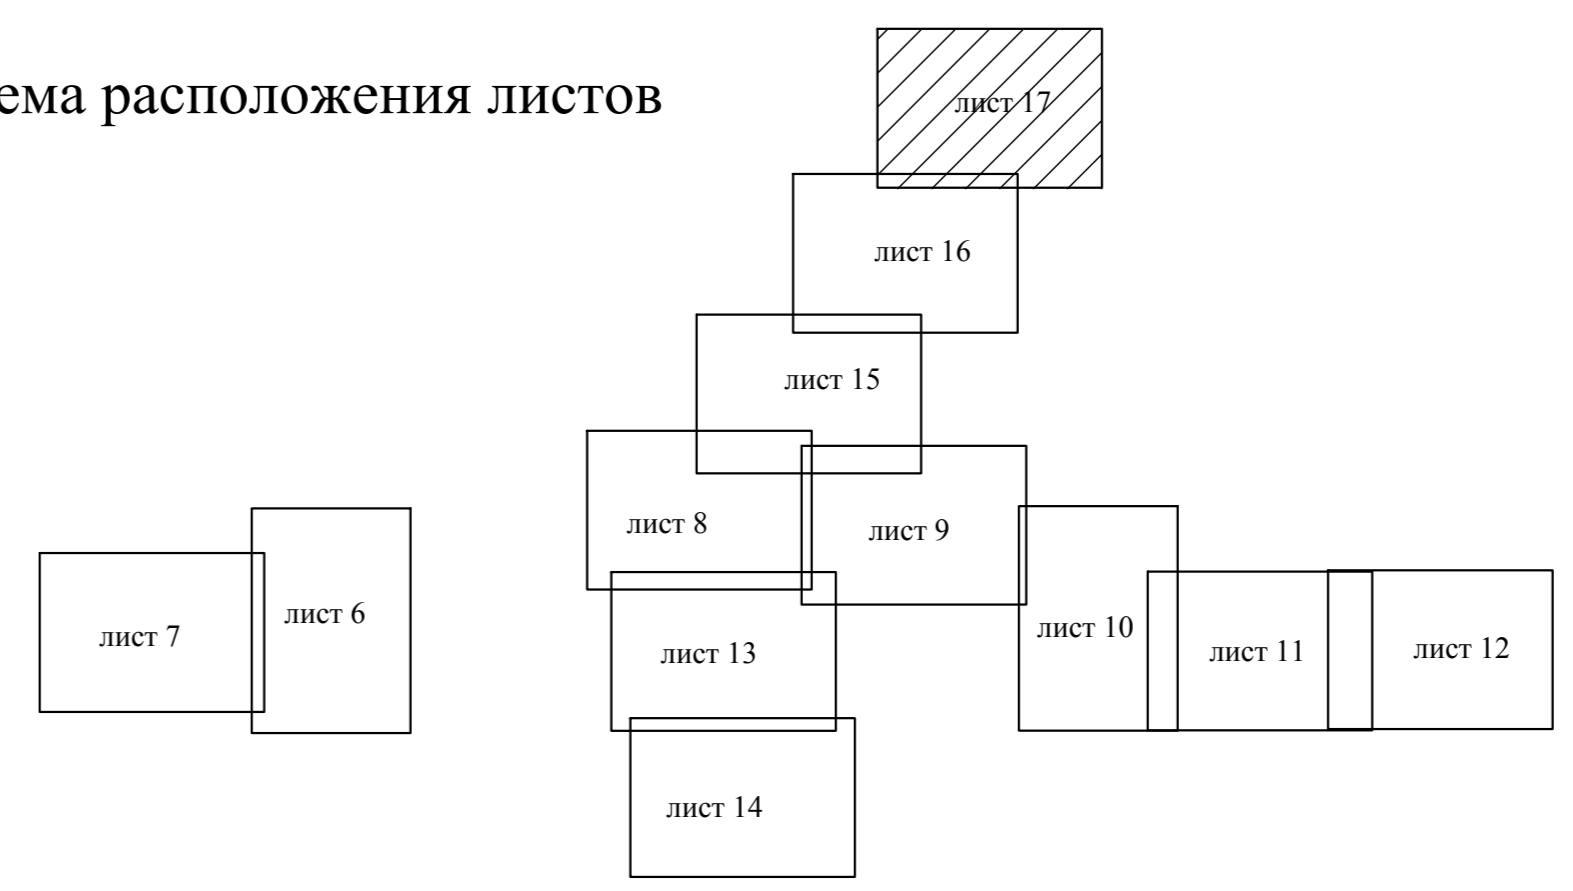

Пикеты данного листа:  
51ПК10+22.5 - 51ПК16+86,0, 121ПК0-1261ПК0

\* - П380 ГАЗ SDR11-63x5,8

				<b>14566-ТКР</b>			
				Распределительный газопровод в Петергове Приозерского района Ленинградской области			
Изм.	Кол. у.	Лист	Жел.	Подпись	Дата	Стадия	Лист
Разраб.	Бучина				06.15	Наружные газопроводы	17
Провер.	Мескина					План трассы газопровода среднего давления	17
Утвердил.	Нефедова					ПКЦ ОАО "Газпром газораспределение Ленинградская область"	17

линия совмещения с листом 16 51ПК10+22,5